


	UNIVERSIDADE FEDERAL DE SANTA MARIA COORDENADORIA DE OBRAS E PLANEJAMENTO AMBIENTAL E URBANO		
DATA: NOV-2009	PARQUE TECNOLÓGICO		
ESCALA: 1:100	ALARME DE INCÊNDIO		
DESENHISTA:	PLANTA BAIXA - SEGUNDO PAVIMENTO		
DES.Nº:	PROJETO: ENQ' SLEST. ANDRÉ EMILIO FORETTO CREA: 83.641-RS	PR: 11	

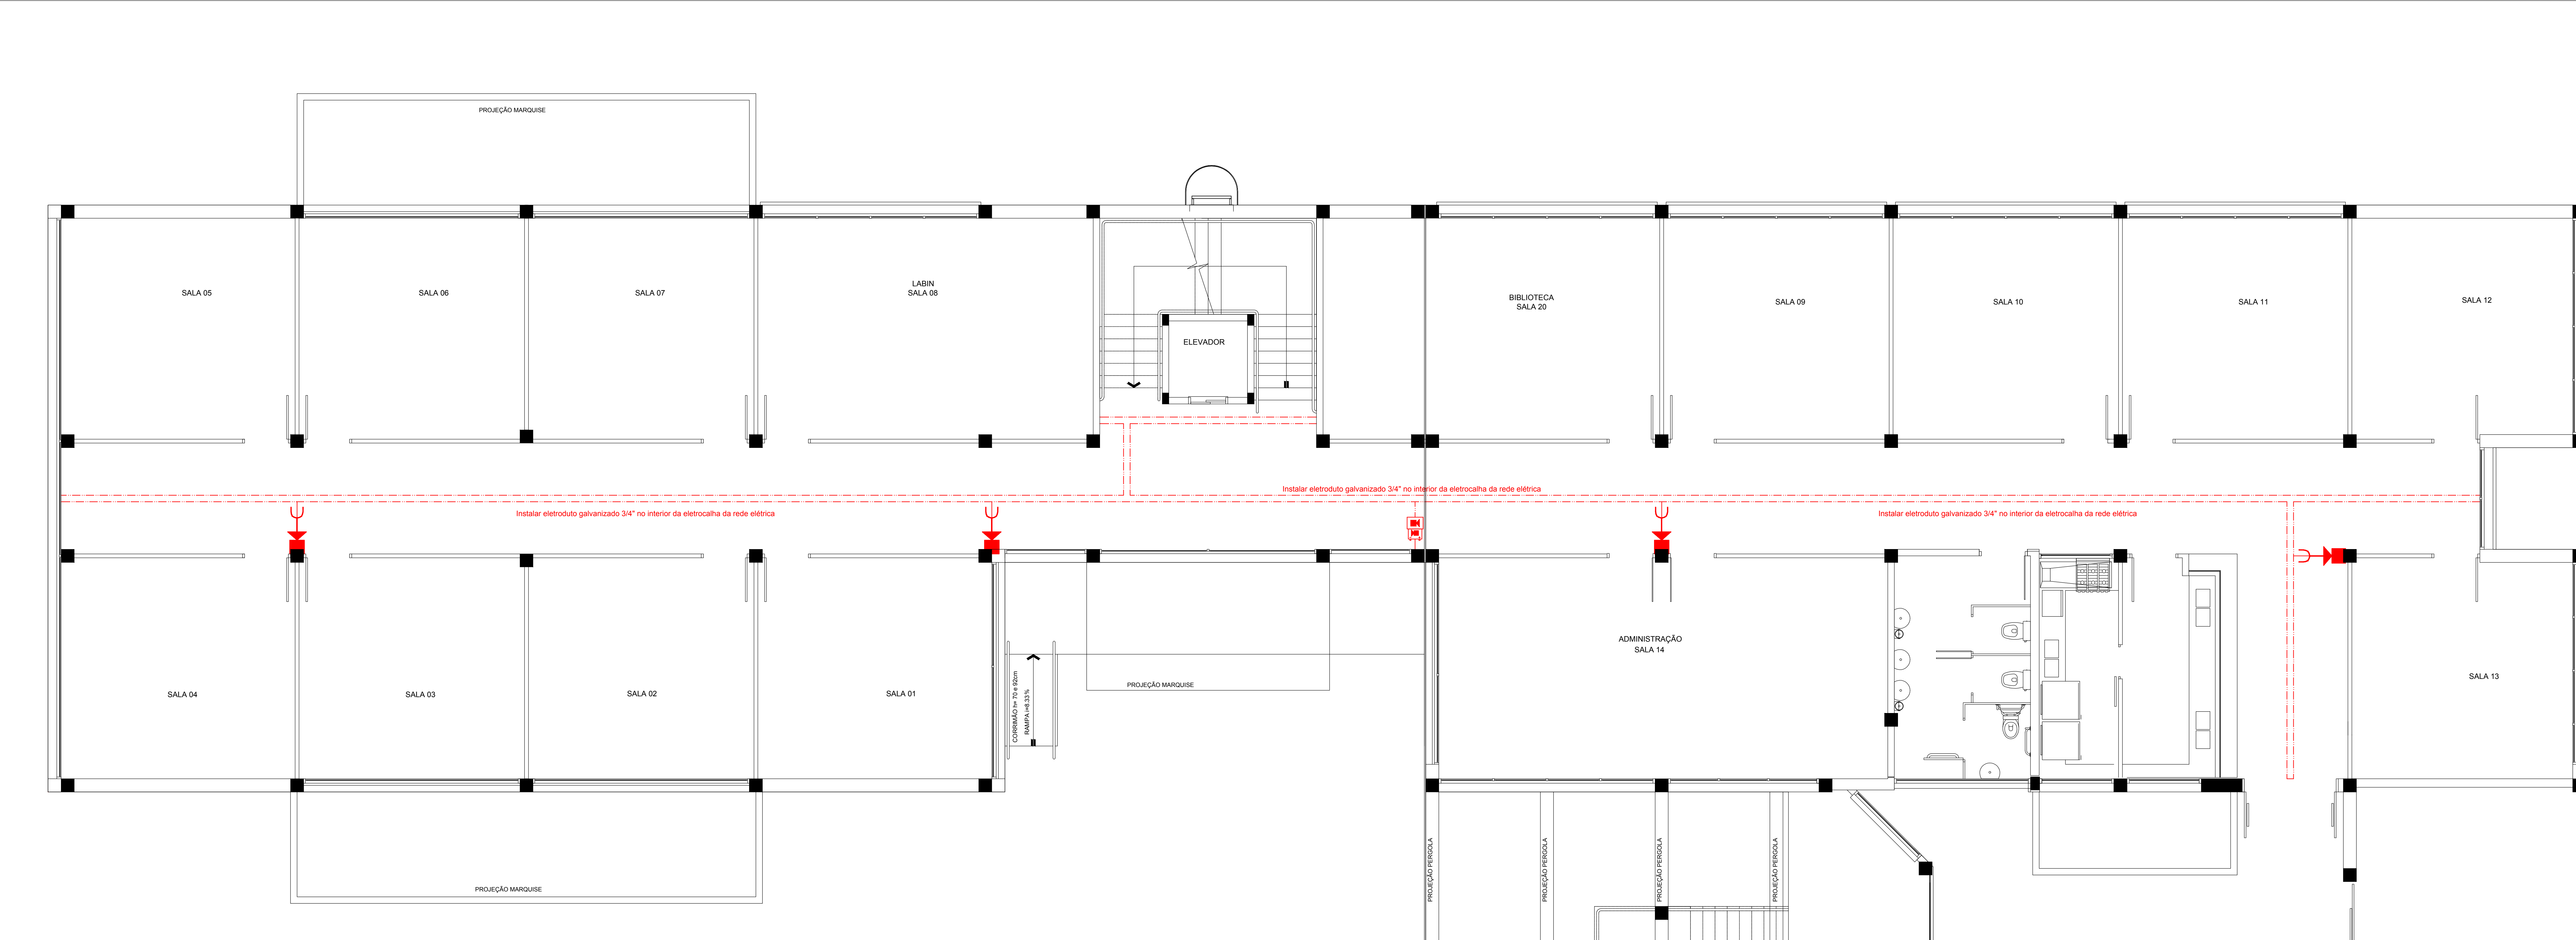

	UNIVERSIDADE FEDERAL DE SANTA MARIA COORDENADORIA DE OBRAS E PLANEJAMENTO AMBIENTAL E URBANO		
DATA: NOV-2009	PARQUE TECNOLÓGICO		
ESCALA: 1:100	ALARME DE INCÊNDIO		
DESENHISTA:	PLANTA BAIXA - TÉRREO		
DES.Nº:	PROJETO: ENQ' SLEST. ANDRÉ EMILIO FORETTO CREA: 83.641-RS	PR: 11	