



HIDROSSANITÁRIO

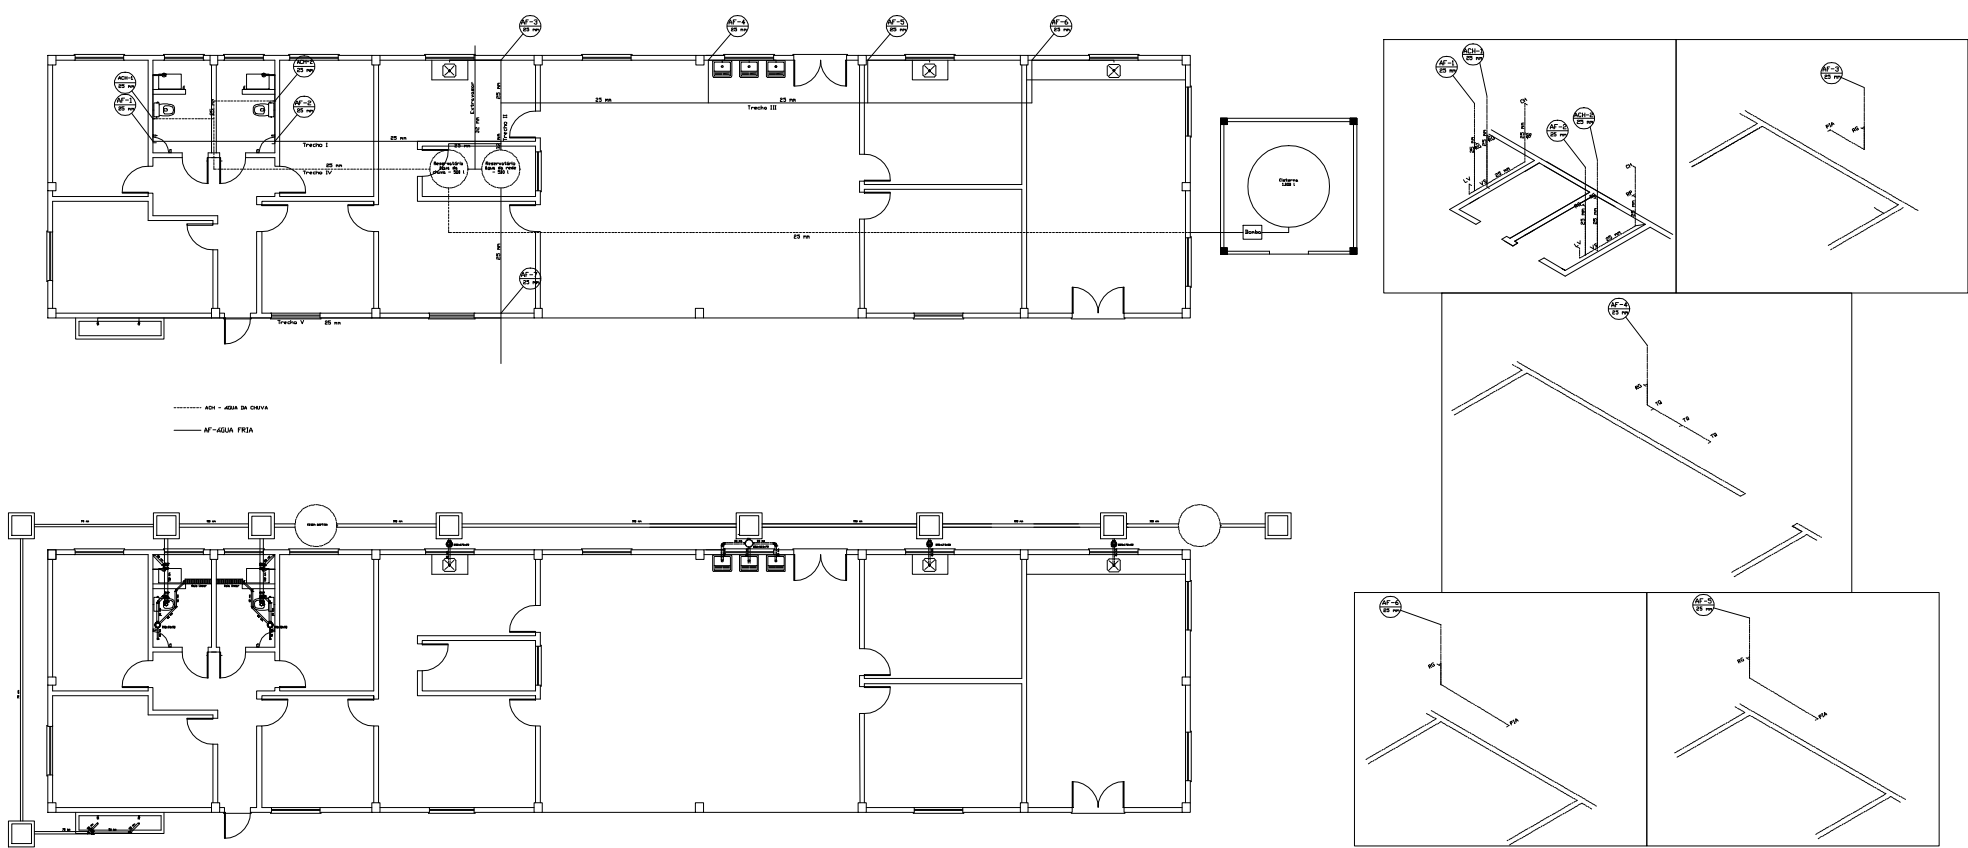

PLUVIAL

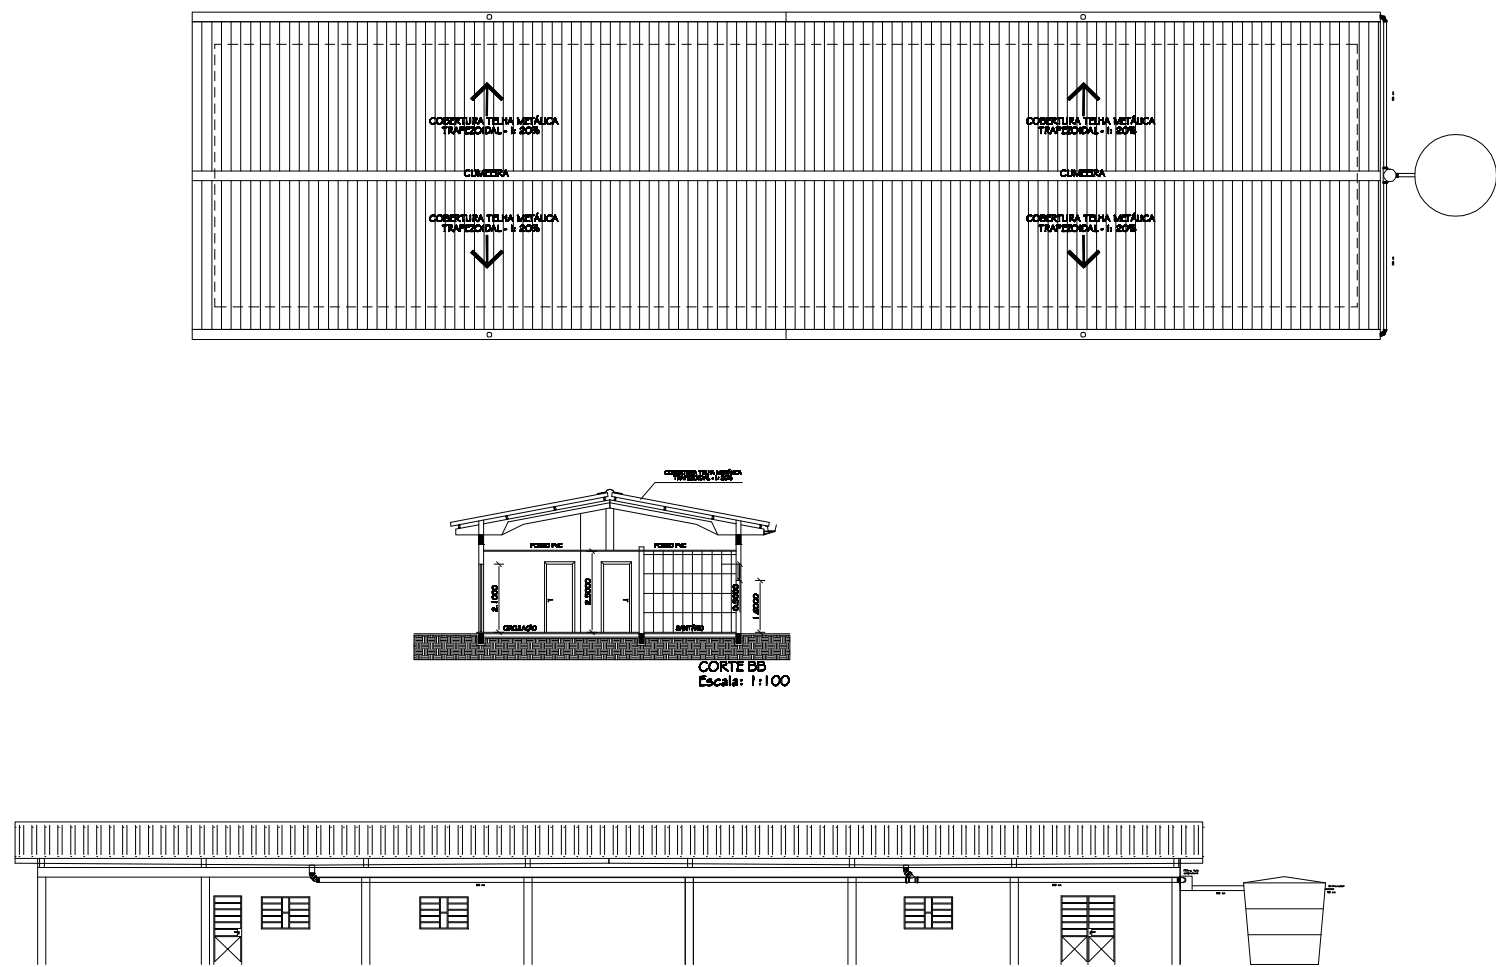

	UNIVERSIDADE FEDERAL DE SANTA MARIA PRÓ-REITORIA DE INFRAESTRUTURA COORDENADORIA DE OBRAS E MANUTENÇÃO	
DATA: JULHO 2020	PROJETO: PROJETO HIDROSSANITÁRIO Colégio Politécnico - Pavilhão Área Nova	PRÉDIO Nº:
REVISÃO:	PRANCHA: Planta Baixa Pavimento Térreo	PRANCHA Nº:
ESCALA: 1:50	RESP. TÉCNICO: Eng. Daniel Sacchet Barrn SIAPE: 1754450 CREAMS: 112.108	HS 01/01