


Planta Baixa Pavimento Inferior
Escala 1/100

NOTA:
QUALQUER ALTERAÇÃO NA EXECUÇÃO DOS PROJETOS, DEVERÁ O RESPONSÁVEL TÉCNICO CONTATAR A EMPRESA E OS AUTORES, COM PRÉVIO AVISO E SOLICITAR REUNIÃO PARA QUE SEJA COMUNICADO A INTENSÃO DE ALTERAÇÃO, RECARA O EXECUTANTE RESPONSABILIDADE POR QUALQUER EXECUÇÃO FORA DOS PROJETOS, CABENDO AO PODER PÚBLICO A FISCALIZAÇÃO DA EXECUÇÃO DOS PROJETOS E APURAR AS RESPONSABILIDADES.

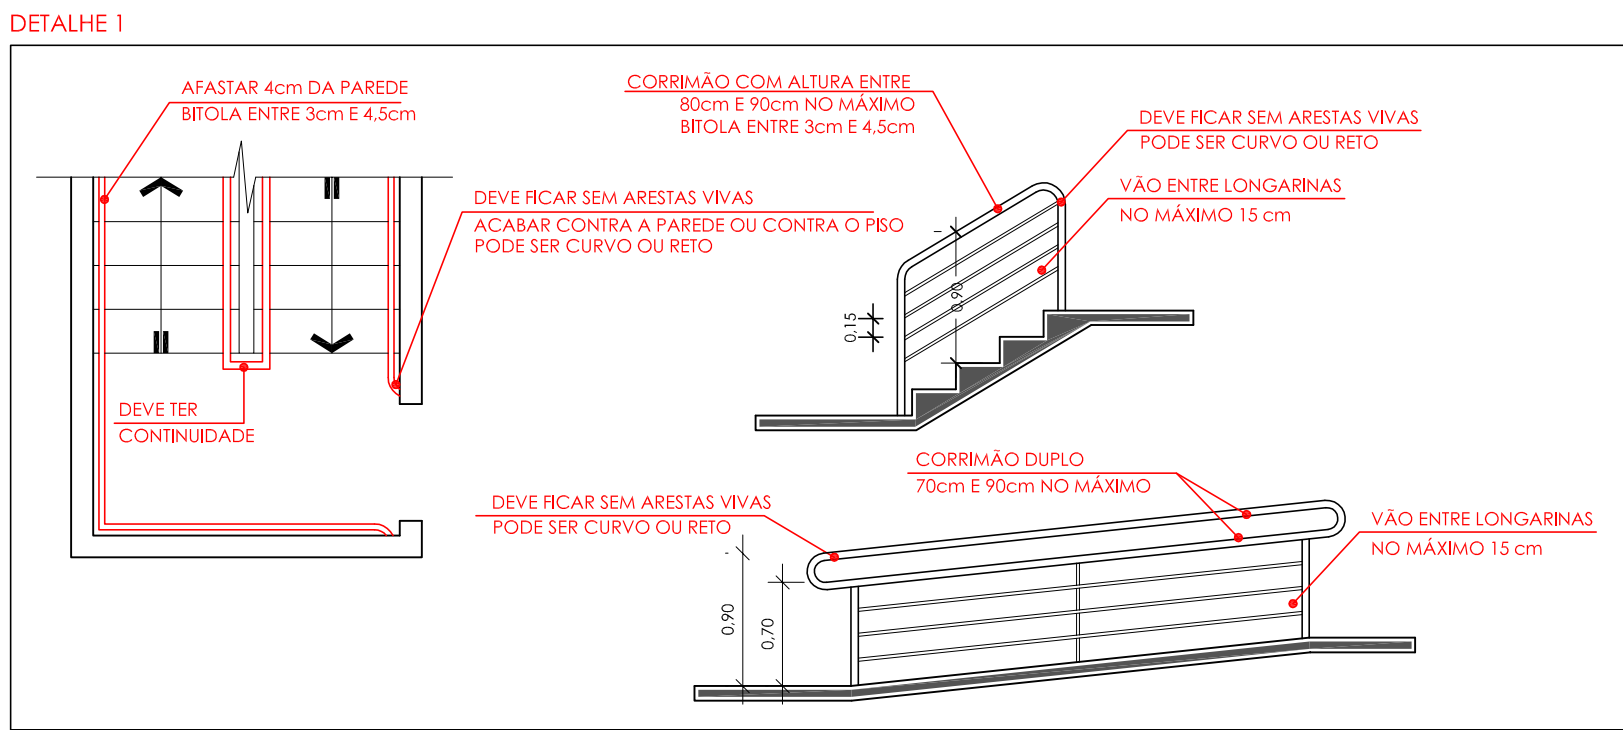

- OBSERVAÇÕES:
- ESCADAS:
- 1) TODOS OS CORRIMÃOS DEVERÃO TER ENTRE 0,80m E 0,92m EM SUAS ALTURAS E DEVERÃO TER SUAS EXTREMIDADES COM ACABAMENTO CONTRA A PAREDE OU EM DIREÇÃO AO PISO.
 - 2) OS GUARDA-CORPOS INTERNOS DEVERÃO TER NO MÍNIMO 1,30m DE ALTURA.
 - 3) DISPOSITIVO ANTIDERRAPANTE, ASSIM COMO FITA OU RANHURAS.
 - 4) VER DETALHE 1
- RAMPAS:
- 1) TODOS OS CORRIMÃOS DEVERÃO SER DUPLOS COM SUAS ALTURAS DE 0,70m E 0,92m, E DEVERÃO TER SUAS EXTREMIDADES COM ACABAMENTO CONTRA A PAREDE OU EM DIREÇÃO AO PISO.
 - 2) DEVERÃO TER SEU PISO ANTIDERRAPANTE.
- SAÍDAS DE EMERGÊNCIA:
- 1) TODAS AS PORTAS DE SAÍDAS DE EMERGÊNCIA DEVERÃO TER INSTALADAS BARRAS ANTIPÂNICO
- ILUMINAÇÃO DE EMERGÊNCIA:
- 1) ELETODUTOS ZINCADO FIXADO NO TETO PINTADO DE VERMELHO QUANDO APARENTES
 - 2) LUMINÁRIAS LED 3 W, TIPO TARTARUGA COM PLACA DE LED OU QUADRADA (32 LEDs NO MÍNIMO)
 - 3) NECESSITA CABOS POLARIZADOS PARA LIGAÇÕES ENTRE CENTRAL E LUMINÁRIAS
 - 4) PARA OUTRO TIPO DE LUMINÁRIA RECALCULAR CONDUTORES E BANCO DE BATERIAS
- ALARME DE INCÊNDIO
- 1) CENTRAL DE ALARME DE INCENDIO 24 V MICROPROCESSADA,
 - 2) NECESSITA CABO CCI 50-3 PARA LIGAÇÕES ENTRE ACIONADORES E CENTRAL

LEGENDA

- CONDULETE SEM ROSCA
- BARRAS DE ELETRODUTOS
- LUVA
- Luminaria LED 3 W
- Baliz. s/f LED 2 W

LEGENDA DE SÍMBOLOS			
SIMBOLOGIA	PLACAS	SIGNIFICADO	CONDIÇÕES ESPECÍFICAS
12	SAÍDA	Indicação do sentido (para esquerda ou direita) especialmente para se fechar em calçadas	Placa de material resistente e fotoluminescente Instalador no mínimo a 1,80m do piso acabado
13	SAÍDA	Indicação rota de fuga Saída para a esquerda ou direita	Placa de material resistente e fotoluminescente Instalador no mínimo a 1,80m do piso acabado
14	SAÍDA	Indicação de uma saída de emergência a ser atendida acima da porta, para indicar a sua localização	Placa de material resistente e fotoluminescente Instalador acima da porta sinalizada
16	SAÍDA	Indicação rota de fuga pela escada	Placa de material resistente e fotoluminescente Instalador no mínimo a 1,80m do piso acabado junto à posição do primeiro degrau do lance
17	SAÍDA	Indicação rota de fuga Saída final	Placa de material resistente e fotoluminescente Instalador acima da porta sinalizada
19	10°	Indicação de pavimento	Placa de material resistente e fotoluminescente Instalador no mínimo a 1,80m do piso acabado junto a parede do platô de acesso de cada pavimento.
20		Extintor de incêndio - Tipo ABC Instalado na parede com o gatilho a 1,40m do piso ou em tripé com o fundo a 0,10m do piso	Extintor de incêndio - Tipo BC Instalado na parede com o gatilho a 1,40m do piso ou em tripé com o fundo a 0,10m do piso
21		Banco Antipânico Conforme NBR 11.785	Banco de Bateria do Alarma de Incêndio
22		Acionador do Alarma de Incêndio Botão Instalado a 1,20m do piso	Central de Alarma de Incêndio
23		Símbolo do alarme de incêndio	
24		Sentido da rota de fuga Saída final	Sentido da rota de fuga Direção a seguir



UNIVERSIDADE FEDERAL DE SANTA MARIA
PRO-REITORIA DE INFRAESTRUTURA
PROINFRA

OBRA:
CENTRO DE CIÊNCIAS NATURAIS E EXATAS
AV. RORAIMA, 1000 - PRÉDIO Nº 17 - GEOCIÊNCIA
BARRIO CAMBÓI - SANTA MARIA - RS

PROPRIETÁRIO:
UNIVERSIDADE FEDERAL DE SANTA MARIA
CNPJ 93.391.724/0001-05

PROJETO:
EQUIPE ARTE FINAL PROJETOS DE ENGENHARIA LTDA.
CNPJ 13.285.513/0001-38
VILMAR MOREIRA FIGUEIRO
ENG. ELETRICISTA - CREA/RS 108447-D

ARTE FINAL
PROJETOS DE ENGENHARIA LTDA.
PROJETO PPCI

CNPJ 13.285.513/0001-38
TEL: (51) 3092.5222
(51) 9977-8743

ASSUNTO:
Planta Baixa Pavimento Inferior

PRANCHA:
02

ESCALA:
1/100

DATA:
fevereiro/2017

DESENHO:

REVISÃO:
02