


Planta Baixa Pavimento Térreo
Escala: 1/100

NOTA:
QUALQUER ALTERAÇÃO NA EXECUÇÃO DOS PROJETOS, DEVERÁ O RESPONSÁVEL TÉCNICO CONTATAR A EMPRESA E OS AUTORES, COM PRÉVIO AVISO E SOLICITAR REUNIÃO PARA QUE SEJA COMUNICADO A INTENSÃO DE ALTERAÇÃO, RECARA O EXECUTANTE, RESPONSABILIDADE POR QUALQUER EXECUÇÃO FORA DOS PROJETOS, CABENDO AO PODER PÚBLICO A FISCALIZAÇÃO DA EXECUÇÃO DOS PROJETOS E APURAR AS RESPONSABILIDADES.

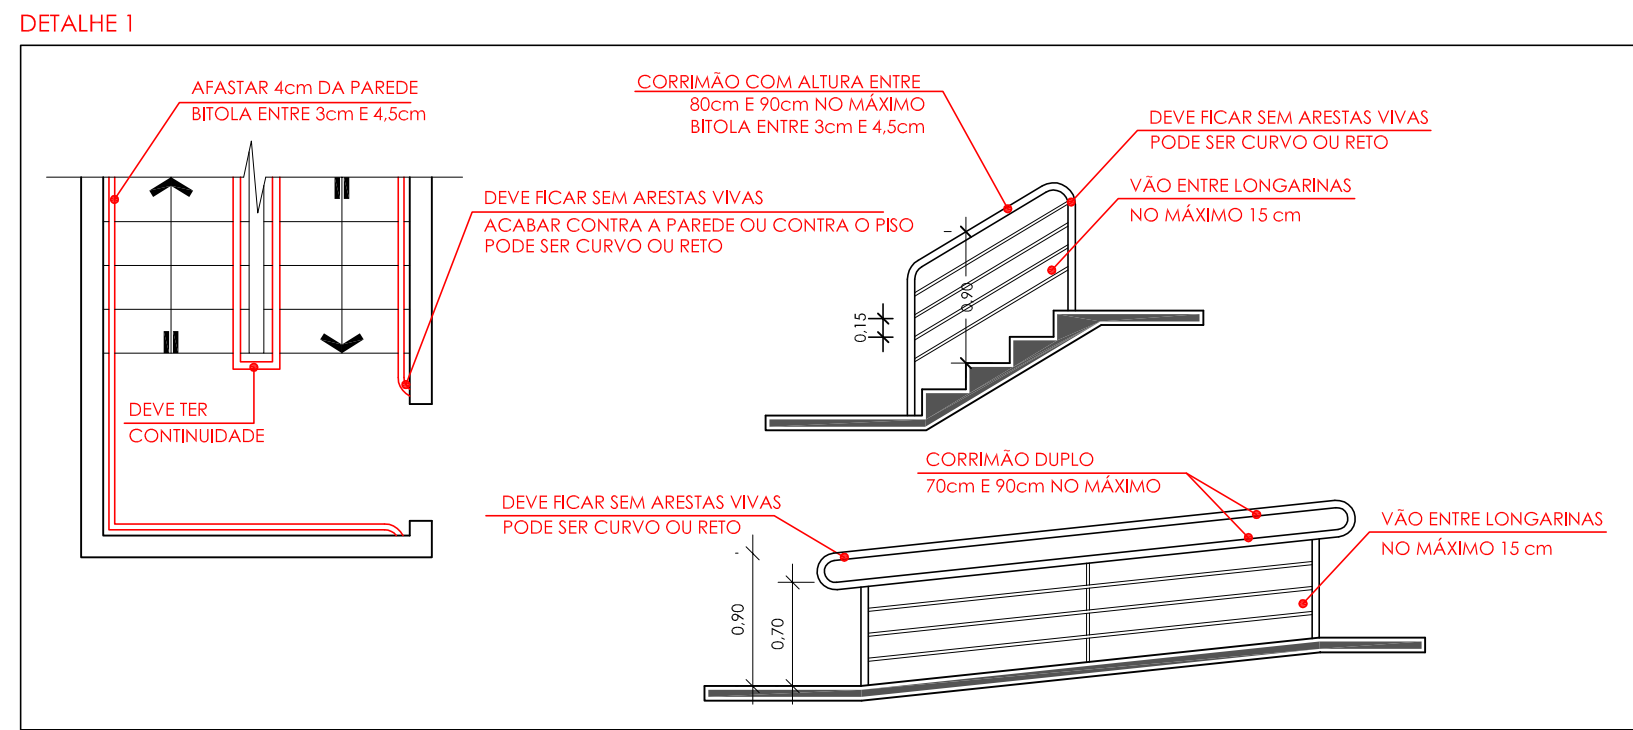


- OBSERVAÇÕES:
ESCADAS:
- 1) TODOS OS CORRIMÕES DEVERÃO TER ENTRE 0,80m E 0,92m EM SUAS ALTURAS E DEVERÃO TER SUAS EXTREMIDADES COM ACABAMENTO CONTRA A PAREDE OU EM DIREÇÃO AO PISO.
 - 2) OS GUARDA-CORPOS INTERNOS DEVERÃO TER NO MÍNIMO 1,30m DE ALTURA.
 - 3) DISPOSITIVO ANTIDERRAPANTE, ASSIM COMO FITA OU RANHURAS.
 - 4) VER DETALHE 1
- RAMPAS:
- 1) TODOS OS CORRIMÕES DEVERÃO SER DUPLOS COM SUAS ALTURAS DE 0,70m E 0,92m, E DEVERÃO TER SUAS EXTREMIDADES COM ACABAMENTO CONTRA A PAREDE OU EM DIREÇÃO AO PISO.
 - 2) DEVERÃO TER SEU PISO ANTIDERRAPANTE.

- SAÍDAS DE EMERGÊNCIA:
- 1) TODAS AS PORTAS DE SAÍDAS DE EMERGÊNCIA DEVERÃO TER INSTALADAS BARRAS ANTIPÂNICO

- ILUMINAÇÃO DE EMERGÊNCIA:
- 1) ELETRODUTOS ZINCOADO FIXADO NO TETO PINTADO DE VERMELHO QUANDO APARENTES
 - 2) LUMINÁRIAS LED 3 W, TIPO TARTARUGA COM PLACA DE LED OU QUADRADA (32 LEDS NO MÍNIMO)
 - 3) NECESSITA CABOS POLARIZADOS PARA LIGAÇÕES ENTRE CENTRAL E LUMINÁRIAS
 - 4) PARA OUTRO TIPO DE LUMINÁRIA RECALCULAR CONDUTORES E BANCO DE BATERIAS

- ALARME DE INCÊNDIO
- 1) CENTRAL DE ALARME DE INCÊNDIO 24 V MICROPROCESSADA,
 - 2) NECESSITA CABO CCI 50-3 PARA LIGAÇÕES ENTRE ACIONADORES E CENTRAL

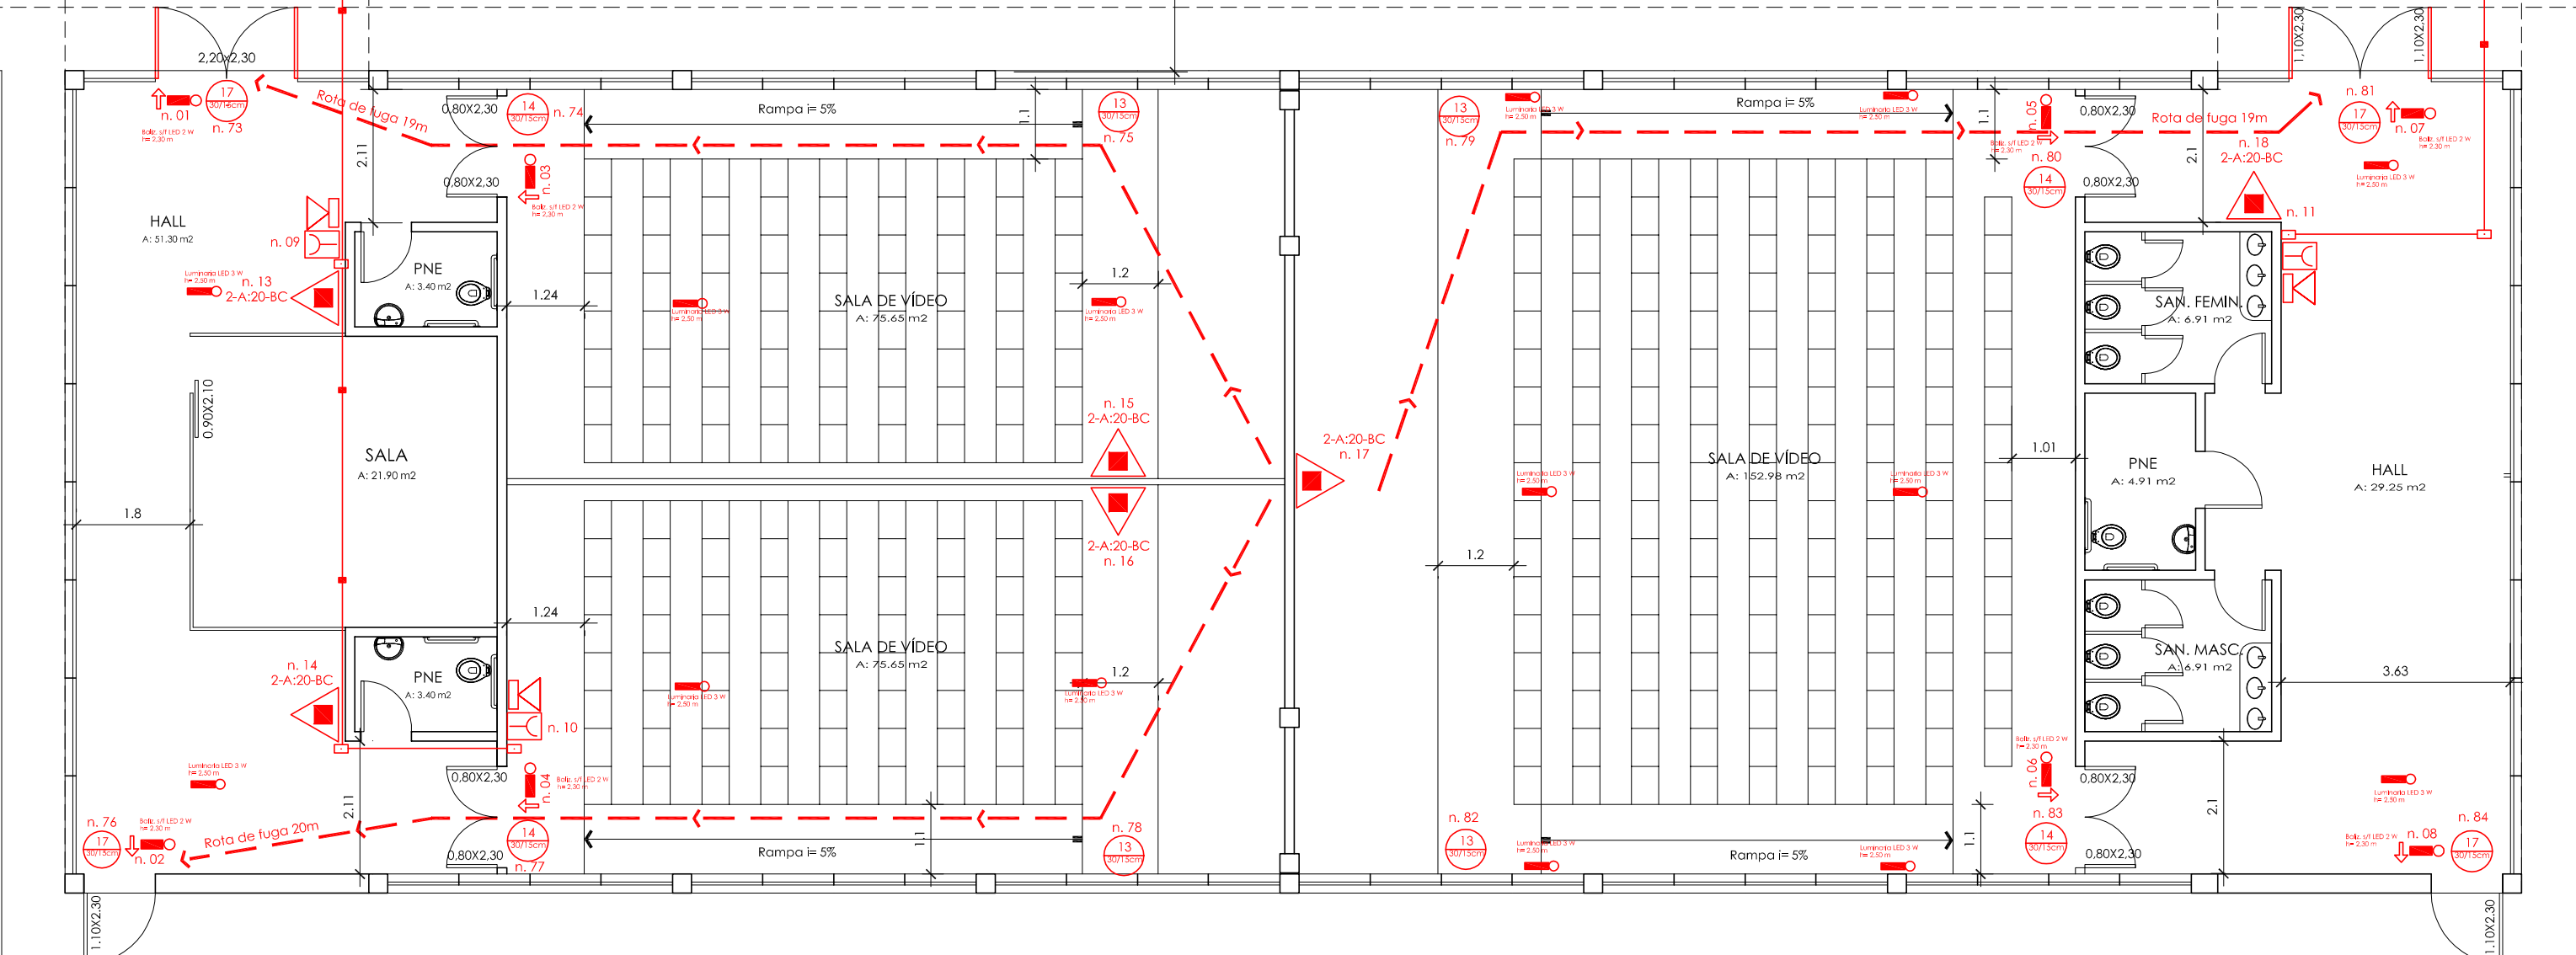

- LEGENDA
- CONDULETE SEM ROSCA
 - BARRAS DE ELETRODUTOS
 - LUVA
 - Luminária LED 3 W
 - Baliz. s/f LED 2 W

LEGENDA DE SÍMBOLOS		
SIMBOLOGIA	PLACAS	SIGNIFICADO
12	SAÍDA	Indicação do sentido (para esquerda ou direita) especialmente para se fechar em calças.
13	SAÍDA	Indicação rota de fuga para a esquerda ou direita.
14	SAÍDA	Indicação de uma saída de emergência a ser adotado acima da porta, para indicar o seu acesso.
16	SAÍDA	Indicação rota de fuga pela escada.
17	SAÍDA	Indicação rota de fuga saída final.
19	10°	Indicação de pavimento.
20		Extintor de incêndio - Tipo ABC. Instalar na parede com o giratório a 1,60m do piso ou em tripé com o fundo a 0,10m do piso.
21		Banco Antipânico Conforme NBR 11.785.
22		Acionador do Alarme de Incêndio Bateria instalada a 1,20m do piso.
23		Símbolo do alarme de incêndio.
24		Extintor de incêndio - Tipo BC. Instalar na parede com o giratório a 1,60m do piso ou em tripé com o fundo a 0,10m do piso.
25		Banco de Bateria do Alarme de Incêndio.
26		Central de Alarme de Incêndio.
27		Sentido da rota de fuga.
28		Sentido da rota de fuga.

UNIVERSIDADE FEDERAL DE SANTA MARIA
PRO-REITORIA DE INFRAESTRUTURA
PROINFRA

CENTRO DE CIÊNCIAS NATURAIS E EXATAS
AV. RORAIMA, 1000 - PRÉDIO Nº 17 - GEOCIÊNCIA
BARRIO CAMBÓI - SANTA MARIA - RS

UNIVERSIDADE FEDERAL DE SANTA MARIA
CNPJ 93.391.724/0001-05

EQUIPE ARTE FINAL PROJETOS DE ENGENHARIA LTDA.
CNPJ 13.285.513/0001-38
VILMAR MOREIRA FIGUEIRO
ENG. ELETRICISTA - CREA/RS 108447-D

ASSUNTO		PRONCHA	
Planta Baixa Pavimento Térreo		03	
ESCALA	1/100	DATA	fevereiro / 2017
DESENHO		REVISÃO	02