


Planta Baixa Pavimento Inferior
Escala: 1/100


- LEGENDA:
- LUIVA
 - CONDULETE
 - TUBULAÇÃO ALARME
 - ILUMINAÇÃO EMERGÊNCIA

NOTA:
QUALQUER ALTERAÇÃO NA EXECUÇÃO DOS PROJETOS, DEVERÁ O RESPONSÁVEL TÉCNICO CONTATAR A EMPRESA E OS AUTORES, COM PRÉVIO AVISO E SOLICITAR REUNIÃO PARA QUE SEJA COMUNICADO A INTENSÃO DE ALTERAÇÃO. FICARÁ O EXECUTANTE, RESPONSABILIZADO POR QUALQUER EXECUÇÃO FORA DOS PROJETOS, CABENDO AO PODER PÚBLICO A FISCALIZAÇÃO DA EXECUÇÃO DOS PROJETOS E APURAR AS RESPONSABILIDADES.

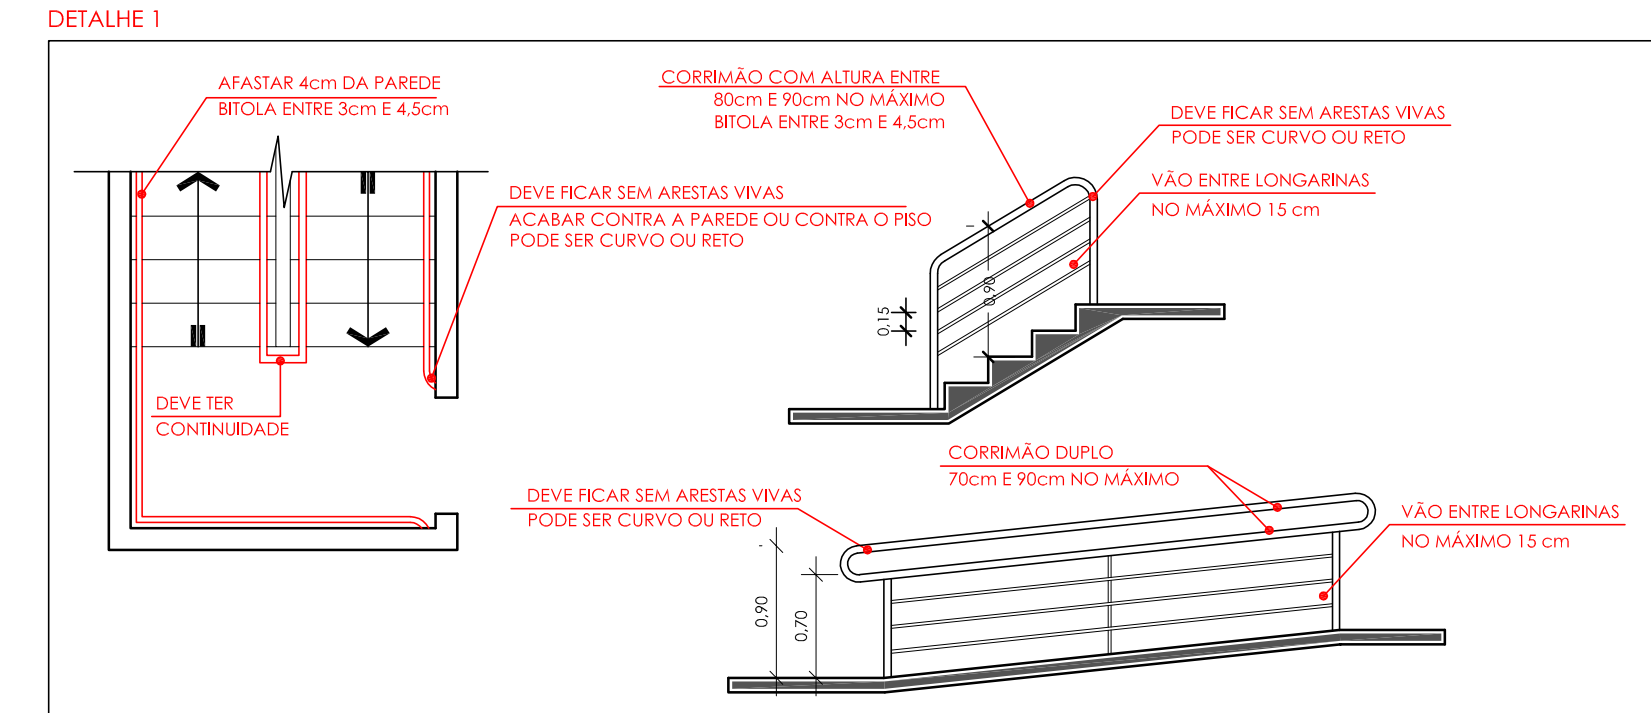

- OBSERVAÇÕES:
- ESCADAS:
- 1) TODOS OS CORRIMÃO DEVERÃO TER ENTRE 0,80m E 0,92m EM SUAS ALTURAS E DEVERÃO TER SUAS EXTREMIDADES COM ACABAMENTO CONTRA A PAREDE OU EM DIREÇÃO AO PISO.
 - 2) OS GUARDA-CORPOS INTERNOS DEVERÃO TER NO MÍNIMO 1,30m DE ALTURA.
 - 3) DISPOSITIVO ANTIDERRAPANTE, ASSIM COMO FITA OU RANHURAS.
 - 4) VER DETALHE 1
- RAMPAS:
- 1) TODOS OS CORRIMÃO DEVERÃO SER DUPLOS COM SUAS ALTURAS DE 0,70m E 0,92m. E DEVERÃO TER SUAS EXTREMIDADES COM ACABAMENTO CONTRA A PAREDE OU EM DIREÇÃO AO PISO.
 - 2) DEVERÃO TER SEU PISO ANTIDERRAPANTE.
- SAÍDAS DE EMERGÊNCIA:
- 1) TODAS AS PORTAS DE SAÍDAS DE EMERGÊNCIA DEVERÃO TER INSTALADAS BARRAS ANTIPÂNICO
- ILUMINAÇÃO DE EMERGÊNCIA:
- 1) ELETODUTOS ZINCADO FIXADO NO TETO PINTADO DE VERMELHO QUANDO APARENTES
 - 2) LUMINÁRIAS LED 3 W, TIPO TARTARUGA COM PLACA DE LED OU QUADRADA (32 LEDS NO MÍNIMO)
 - 3) NECESSITA CABOS POLARIZADOS PARA LIGAÇÕES ENTRE CENTRAL E LUMINÁRIAS
 - 4) PARA OUTRO TIPO DE LUMINÁRIA RECALCULAR CONDUTORES E BANCO DE BATERIAS
- ALARME DE INCÊNDIO
- 1) CENTRAL DE ALARME DE INCÊNDIO 24 V MICROPROCESSADA.
 - 2) NECESSITA CABO CCI 50-3 PARA LIGAÇÕES ENTRE ACIONADORES E CENTRAL

LEGENDA DE SÍMBOLOS			
SIMBOLOGIA	PLACAS	SIGNIFICADO	CONDIÇÕES ESPECÍFICAS
	SAÍDA	Indicação de sentido (esquerda ou direita) especificamente para ser fixado em colunas.	Placa de material resistente e fotoluminescente. Instalar no mínimo a 1,80m do piso acabado.
	SAÍDA	Indicação rota de fuga. Saida para a esquerda ou direita.	Placa de material resistente e fotoluminescente. Instalar no mínimo a 1,80m do piso acabado.
	SAÍDA	Indicação de sentido de emergência a ser utilizado acima da porta, para indicar o seu acesso.	Placa de material resistente e fotoluminescente. Instalar acima da porta sinalizada.
	SAÍDA	Indicação rota de fuga pela escada.	Placa de material resistente e fotoluminescente. Instalar no mínimo a 1,80m do piso acabado junto à posição do primeiro degrau da lance.
	SAÍDA	Indicação rota de fuga. Saida final.	Placa de material resistente e fotoluminescente. Instalar acima da porta final.
	10°	Indicação de pavimento.	Placa de material resistente e fotoluminescente. Instalar no mínimo a 1,80m do piso acabado junto à parede do patamar de acesso de cada pavimento.
		Exterior de incêndio - Tipo ABC. Instalar no parede com o grafite a 1,40m do piso ou em tipo com o fundo a 0,10m do piso.	Exterior de incêndio - Tipo BC. Instalar no parede com o grafite a 1,40m do piso ou em tipo com o fundo a 0,10m do piso.
		Barra Antipânico. Conforme NBR 11.785.	Barra de Botões do Alarma de Incêndio.
		Acionador do Alarma de Incêndio. Botão instalado a 1,20m do piso.	Central de Alarma de Incêndio.
		Sirene do alarme de incêndio.	
		Sentido da rota de fuga. Saida final.	Sentido da rota de fuga. Direção a seguir.

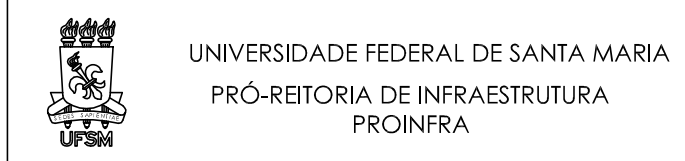

UNIVERSIDADE FEDERAL DE SANTA MARIA
PRÓ-REITORIA DE INFRAESTRUTURA
PROINFRA

CORREIA
CENTRO DE CIÊNCIAS NATURAIS E EXATAS
AV. BORRACHA, 1000 - FREDICO AP 18 - QUÍMICA
BARRIO CAMACI, SANTA MARIA, RS

PROPRIETÁRIO
UNIVERSIDADE FEDERAL DE SANTA MARIA
CNPJ 95.591.764/0001-05

PROJETO
EQUIPE ARTE FINAL PROJETOS DE ENGENHARIA LTDA.
CNPJ 13.285.513/0001-38
VILMAR MOREIRA FIGUEIRO
ENG. ELETRICISTA - CREA/RS 108447-D

ARTE FINAL
PROJETOS DE ENGENHARIA LTDA.
PROJETO PPC
CNPJ 13.285.513/0001-38
TEL. (51) 3024-8828
(51) 9 9977-5743

ASSUNTO				PRANCHA
Planta Baixa Pavimento Inferior				
ESCALA	DATA	DESENHO	REVISÃO	02
1/100	março/ 2017		02	