


Planta Baixa 2º Pavimento
Escala 1/100

NOTA:
QUALQUER ALTERAÇÃO NA EXECUÇÃO DOS PROJETOS, DEVERÁ O RESPONSÁVEL TÉCNICO CONTATAR A EMPRESA E OS AUTORES, COM PRÉVIO AVISO E SOLICITAR REUNIÃO PARA QUE SEJA COMUNICADO A INTENSÃO DE ALTERAÇÃO, RICARÁ O EXECUTANTE, RESPOSABILIZADO POR QUALQUER EXECUÇÃO FORA DOS PROJETOS, CABENDO AO PODER PÚBLICO A FISCALIZAÇÃO DA EXECUÇÃO DOS PROJETOS E APURAR AS RESPONSABILIDADES.

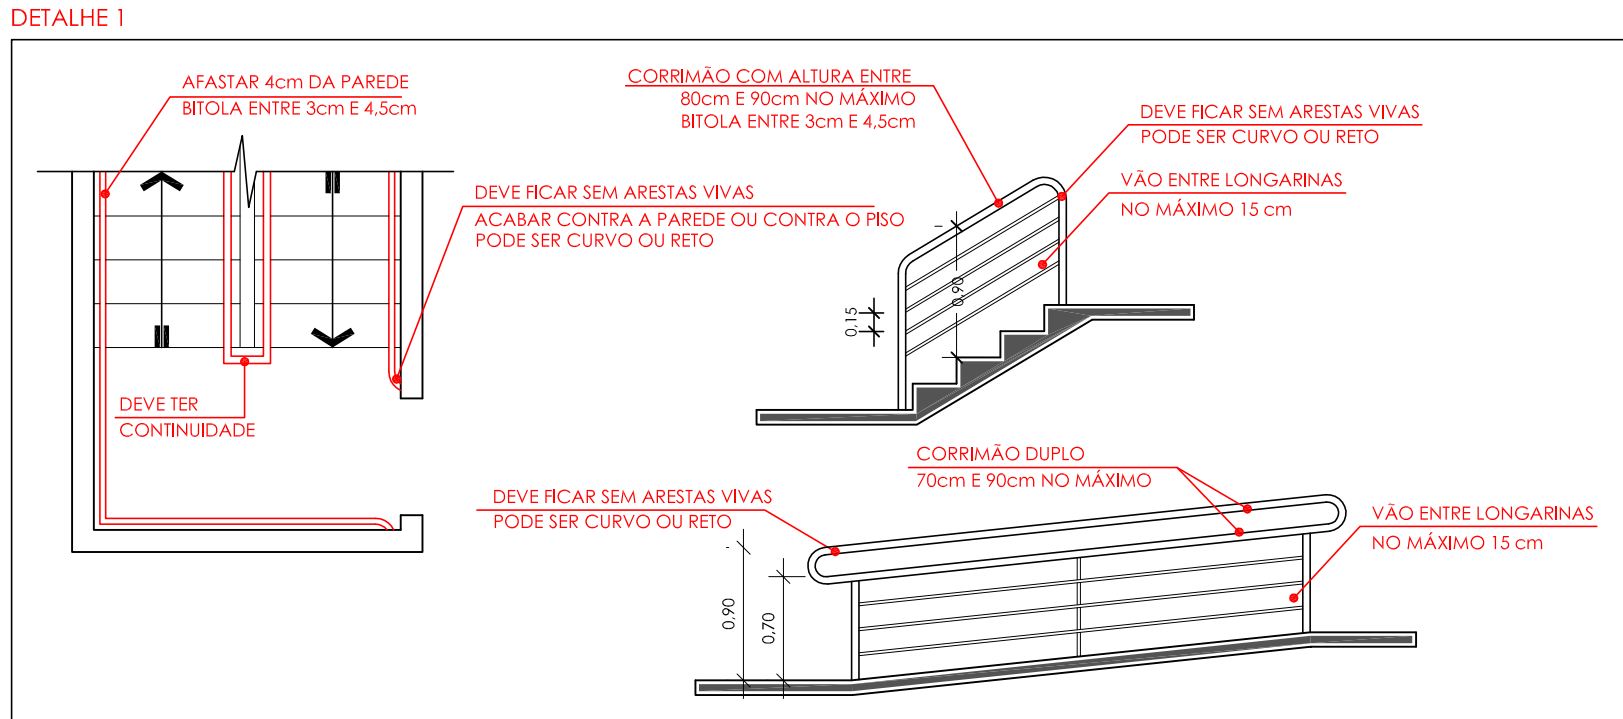

OBSERVAÇÕES:
ESCADAS:

- 1) TODOS OS CORRIMAOS DEVERÃO TER ENTRE 0.80m E 0.92m EM SUAS ALTURAS E DEVERÃO TER SUAS EXTREMIDADES COM ACABAMENTO CONTRA A PAREDE OU EM DIREÇÃO AO PISO.
- 2) OS GUARDA-CORPOS INTERNOS DEVERÃO TER NO MÍNIMO 1.30m DE ALTURA.
- 3) DISPOSITIVO ANTIDERRAPANTE, ASSIM COMO FITA OU RANHURAS.
- 4) VER DETALHE 1

RAMPAS:

- 1) TODOS OS CORRIMAOS DEVERÃO SER DÚPLIS COM SUAS ALTURAS DE 0.70m E 0.92m, E DEVERÃO TER SUAS EXTREMIDADES COM ACABAMENTO CONTRA A PAREDE OU EM DIREÇÃO AO PISO.
- 2) DEVERÃO TER SEU PISO ANTIDERRAPANTE.

SAÍDAS DE EMERGÊNCIA:

- 1) TODAS AS PORTAS DE SAÍDAS DE EMERGÊNCIA DEVERÃO TER INSTALADAS BARRAS ANTIPÂNICO

ILUMINAÇÃO DE EMERGÊNCIA:

- 1) ELETODUTOS ZINCADO FIXADO NO TETO PINTADO DE VERMELHO QUANDO APARENTES
- 2) LUMINÁRIAS LED 3 W, TIPO TARTARUGA COM PLACA DE LED OU QUADRADA (32 LEDS NO MÍNIMO)
- 3) NECESSITA CABOS POLARIZADOS PARA LIGAÇÕES ENTRE CENTRAL E LUMINÁRIAS
- 4) PARA OUTRO TIPO DE LUMINÁRIA RECALCULAR CONDUTORES E BANCO DE BATERIAS

ALARME DE INCÊNDIO

- 1) CENTRAL DE ALARME DE INCÊNDIO 24 V MICROPROCESSADA.
- 2) NECESSITA CABO CCI 50-3 PARA LIGAÇÕES ENTRE ACIONADORES E CENTRAL

LEGENDA

- CONDULETE SEM ROSCA
- BARRAS DE ELETRODUTOS
- LUVA
- Luminaria LED 3 W
- Baliz. s/f LED 2 W

SÍMBOLOGIA	PLACAS	SIGNIFICADO	CONDIÇÕES ESPECÍFICAS
12	SAÍDA	Indicação do sentido (esquerda ou direita) especificamente para ser fixado em coluna	Placa de material resistente e fotoluminescente Instalar no mínimo a 1.80m do piso acabado
13	SAÍDA	Indicação rota de fuga Saída para a esquerda ou direita	Placa de material resistente e fotoluminescente Instalar no mínimo a 1.80m do piso acabado
14	SAÍDA	Indicação de uma saída de emergência a ser observado acima da porta, para indicar o seu acesso	Placa de material resistente e fotoluminescente Instalar acima da porta indicada
16		Indicação rota de fuga pela escada	Placa de material resistente e fotoluminescente Instalar no mínimo a 1.80m do piso acabado junto a parede do patamar de acesso de cada pavimento
17	SAÍDA	Indicação rota de fuga pela escada	Placa de material resistente e fotoluminescente Instalar acima da porta sinalizada
19	10º	Indicação de pavimento	Placa de material resistente e fotoluminescente Instalar no mínimo a 1.80m do piso acabado junto a parede do patamar de acesso de cada pavimento
		Extintor de Incêndio - Tipo ABC Instalar na parede com o galhete a 1,50m do piso ou em tipo com o fundo a 0,10m do piso	Extintor de Incêndio - Tipo BC Instalar na parede com o galhete a 1,50m do piso ou em tipo com o fundo a 0,10m do piso
		Barra Antipânico Conforme NBR 11.785	Banco de Bateria do Alar-me de Incêndio
		Acionador do Alar-me de Incêndio Botoneira instalada a 1,20m do piso	Central de Alar-me de Incêndio
		Símbolo do alar-me de Incêndio	
		Sentido da rota de fuga Saída final	Sentido da rota de fuga Direção a seguir

UNIVERSIDADE FEDERAL DE SANTA MARIA
PRO-REITORIA DE INFRAESTRUTURA
PROINFRA

OBRA:
CENTRO DE CIÊNCIAS NATURAIS E EXATAS
AV. RORAIMA, 1000 - PRÉDIO Nº 20 - PATOLOGIA
BARRIO CAMOBI - SANTA MARIA - RS

PROPRIETÁRIO:
UNIVERSIDADE FEDERAL DE SANTA MARIA
CNPJ 93.391.724/0001-05

PROJETO:
EQUIPE ARTE FINAL PROJETOS DE ENGENHARIA LTDA.
CNPJ 13.285.513/0001-38
VILMAR MOREIRA FIGUEIRO
ENG. ELETRICISTA - CREA/RS 108447-D

ASSUNTO	Planta Baixa 2º Pavimento	PRANCHA	04
ESCALA	1/100	DATA	março/ 2017
DESENHO		REVISÃO	02