


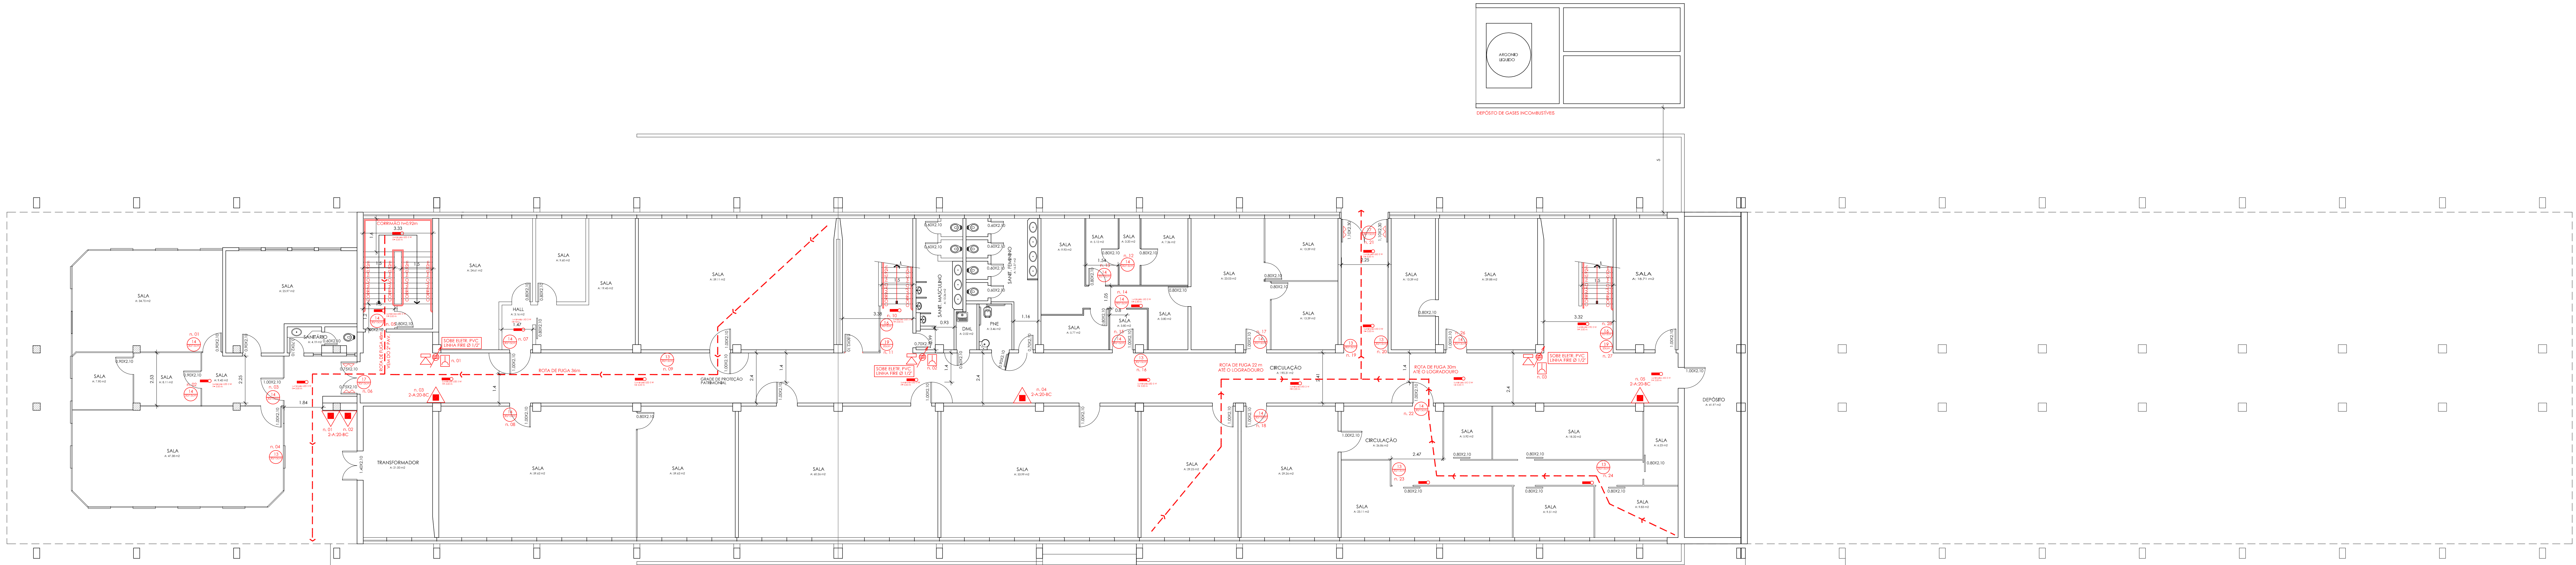

Planta Baixa Pavimento Inferior
Escala 1/100

NOTA:
QUALQUER ALTERAÇÃO NA EXECUÇÃO DOS PROJETOS, DEVERÁ O RESPONSÁVEL TÉCNICO CONTATAR A EMPRESA E OS AUTORES, COM PRÉVIO AVISO E SOLICITAR REUNIÃO PARA QUE SEJA COMUNICADO A INTENSÃO DE ALTERAÇÃO; FICARÁ O EXECUTANTE, RESPONSABILIZADO POR QUALQUER EXECUÇÃO FORA DOS PROJETOS, CABENDO AO PODER PÚBLICO A FISCALIZAÇÃO DA EXECUÇÃO DOS PROJETOS E APURAR AS RESPONSABILIDADES.

OBSERVAÇÕES:
ESCADAS:

- 1) TODOS OS CORRIMÃO DEVERÃO TER ENTRE 0,80m E 0,92m EM SUAS ALTURAS E DEVERÃO TER SUAS EXTREMIDADES COM ACABAMENTO CONTRA A PAREDE OU EM DIREÇÃO AO PISO.
- 2) OS GUARDA-CORPOS INTERNOS DEVERÃO TER NO MÍNIMO 1,30m DE ALTURA.
- 3) DISPOSITIVO ANTIDERRAPANTE, ASSIM COMO FITA OU RANHURAS.
- 4) VER DETALHE 1

RAMPAS:

- 1) TODOS OS CORRIMÃO DEVERÃO SER DUPLAS COM SUAS ALTURAS DE 0,70m E 0,92m, E DEVERÃO TER SUAS EXTREMIDADES COM ACABAMENTO CONTRA A PAREDE OU EM DIREÇÃO AO PISO.
- 2) DEVERÃO TER SEU PISO ANTIDERRAPANTE.

SAÍDAS DE EMERGÊNCIA:

- 1) TODAS AS PORTAS DE SAÍDAS DE EMERGÊNCIA DEVERÃO TER INSTALADAS BARRAS ANTIPÂNICO


ILUMINAÇÃO DE EMERGÊNCIA:

- 1) ELETODUTOS ZINCADO FIXADO NO TETO PINTADO DE VERMELHO QUANDO APARENTES
- 2) LUMINÁRIAS LED 3 W, TIPO TARTARUGA COM PLACA DE LED OU QUADRADA (32 LEDS NO MÍNIMO)
- 3) NECESSITA CABOS POLARIZADOS PARA LIGAÇÕES ENTRE CENTRAL E LUMINÁRIAS
- 4) PARA OUTRO TIPO DE LUMINÁRIA RECALCULAR CONDUTORES E BANCO DE BATERIAS

ALARME DE INCÊNDIO

- 1) CENTRAL DE ALARME DE INCÊNDIO 24 V MICROPROCESSADA.
- 2) NECESSITA CABO CCI 50-3 PARA LIGAÇÕES ENTRE ACIONADORES E CENTRAL

DETALHE 1

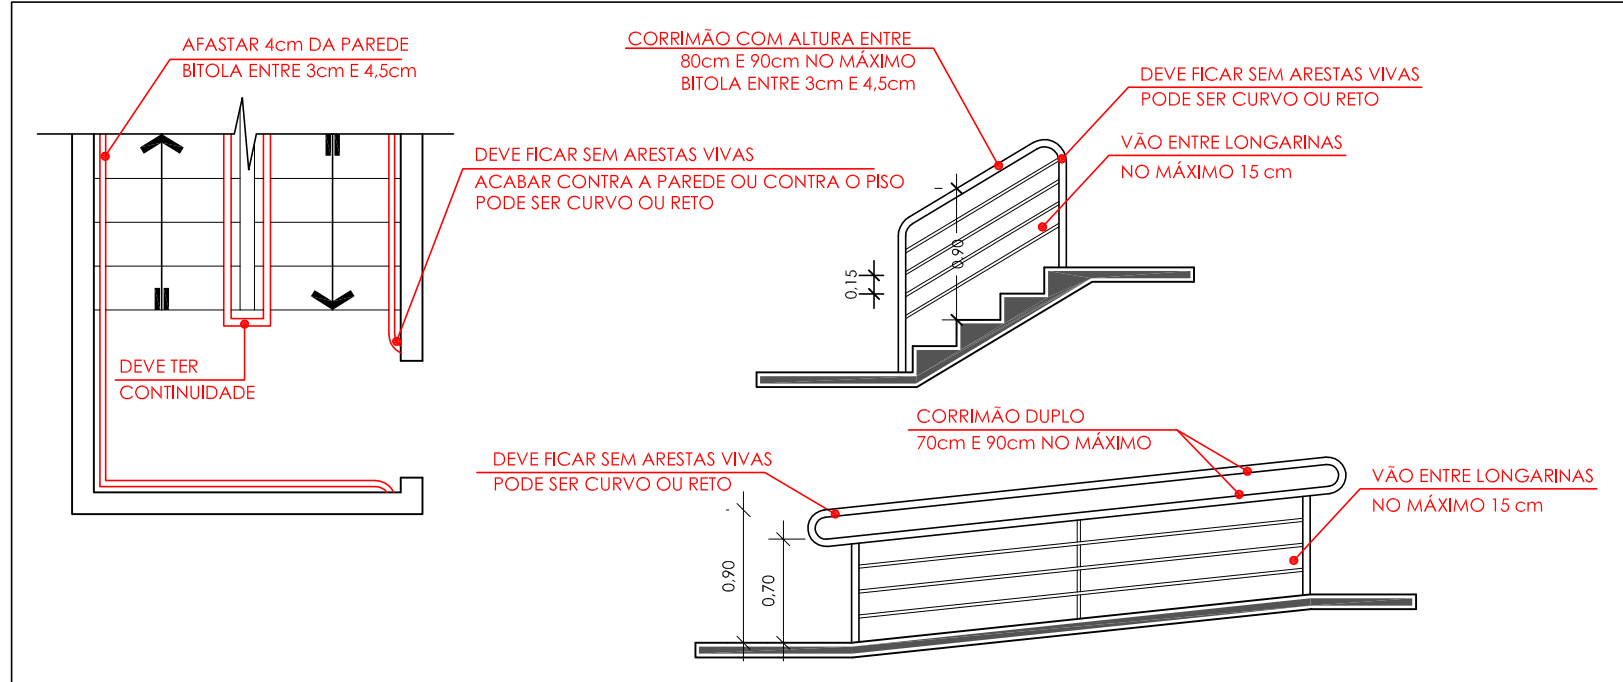

LEGENDA

- CONDULETE SEM ROSCA
- BARRAS DE ELETRODUTOS
- LUVA
- Luminaria LED 3 W
- Baliz. s/f LED 2 W

LEGENDA DE SÍMBOLOS			
SIMBIOLOGIA	PLACAS	SIGNIFICADO	CONDIÇÕES ESPECÍFICAS
12	SAÍDA	Indicação do sentido (seta) ou direção (seta) especificamente para ser lido em colunas	Placa de material resistente e fotoluminescente. Instalar no mínimo a 1,80m do piso acabado.
13	SAÍDA	Indicação rota de fuga. Saída para a esquerda ou direita	Placa de material resistente e fotoluminescente. Instalar no mínimo a 1,80m do piso acabado.
14	SAÍDA	Indicação de uma saída de emergência a ser atendida acima da porta, para indicar o seu acesso	Placa de material resistente e fotoluminescente. Instalar acima da porta sinalizada.
16		Indicação rota de fuga pela escada	Placa de material resistente e fotoluminescente. Instalar no mínimo a 1,80m do piso acabado junto à posição do patamar de acesso de cada pavimento.
17	SAÍDA	Indicação rota de fuga. Saída final	Placa de material resistente e fotoluminescente. Instalar acima da porta sinalizada.
19	10°	Indicação de pavimento	Placa de material resistente e fotoluminescente. Instalar no mínimo a 1,80m do piso acabado junto à posição do patamar de acesso de cada pavimento.
		Extintor de incêndio - Tipo ABC. Instalar na parede com o galho a 1,80m do piso ou em tecto com o fundo a 0,50m do piso.	Extintor de incêndio - Tipo BC. Instalar na parede com o galho a 1,80m do piso ou em tecto com o fundo a 0,50m do piso.
		Barras Antipânico Conforme NBR 11.785	Banco de Baterias do Alarma de Incêndio
		Acionador do Alarma de Incêndio. Botão instalado a 1,20m do piso	Central de Alarma de Incêndio
		Sinal de alarme de incêndio	
		Sentido da rota de fuga. Saída final	Sentido da rota de fuga. Direção a seguir

UNIVERSIDADE FEDERAL DE SANTA MARIA
PRO-REITORIA DE INFRAESTRUTURA
PROINFRA

OBRA:
CENTRO DE CIÊNCIAS NATURAIS E EXATAS
AV. RORAIMA, 1000 - PRÉDIO Nº 21 - RIOLOGIA
BARRIO CAMBÉ - SANTA MARIA - RS

PROPRIETÁRIO:
UNIVERSIDADE FEDERAL DE SANTA MARIA
CNPJ 93.391.734/0001-05

PROJETO:
EQUIPE ARTE FINAL PROJETOS DE ENGENHARIA LTDA.
CNPJ 13.285.513/0001-38
VILMAR MOREIRA FIGUEIRO
ENG. ELETRICISTA - CREA/RS 108447-D

ARTE FINAL
PROJETOS DE ENGENHARIA LTDA.
PROJETO PPCI
CNPJ 13.285.513/0001-38
TEL. (51) 9 9977-5873

ASSUNTO				PRANCHA
Planta Baixa Pavimento Inferior				02
ESCALA	DATA	DESENHO	REVISÃO	
1/100	março/ 2017		02	