


Planta Baixa 2º Pavimento
Escala 1/100

NOTA:
QUALQUER ALTERAÇÃO NA EXECUÇÃO DOS PROJETOS, DEVERÁ O RESPONSÁVEL TÉCNICO CONTATAR A EMPRESA E OS AUTORES, COM PRÉVIO AVISO E SOLICITAR REUNIÃO PARA QUE SEJA COMUNICADO A INTENSÃO DE ALTERAÇÃO, FICARÁ O EXECUTANTE, RESPONSABILIZADO POR QUALQUER EXECUÇÃO FORA DOS PROJETOS, CABENDO AO PODER PÚBLICO A FISCALIZAÇÃO DA EXECUÇÃO DOS PROJETOS E AIPURAR AS RESPONSABILIDADES.

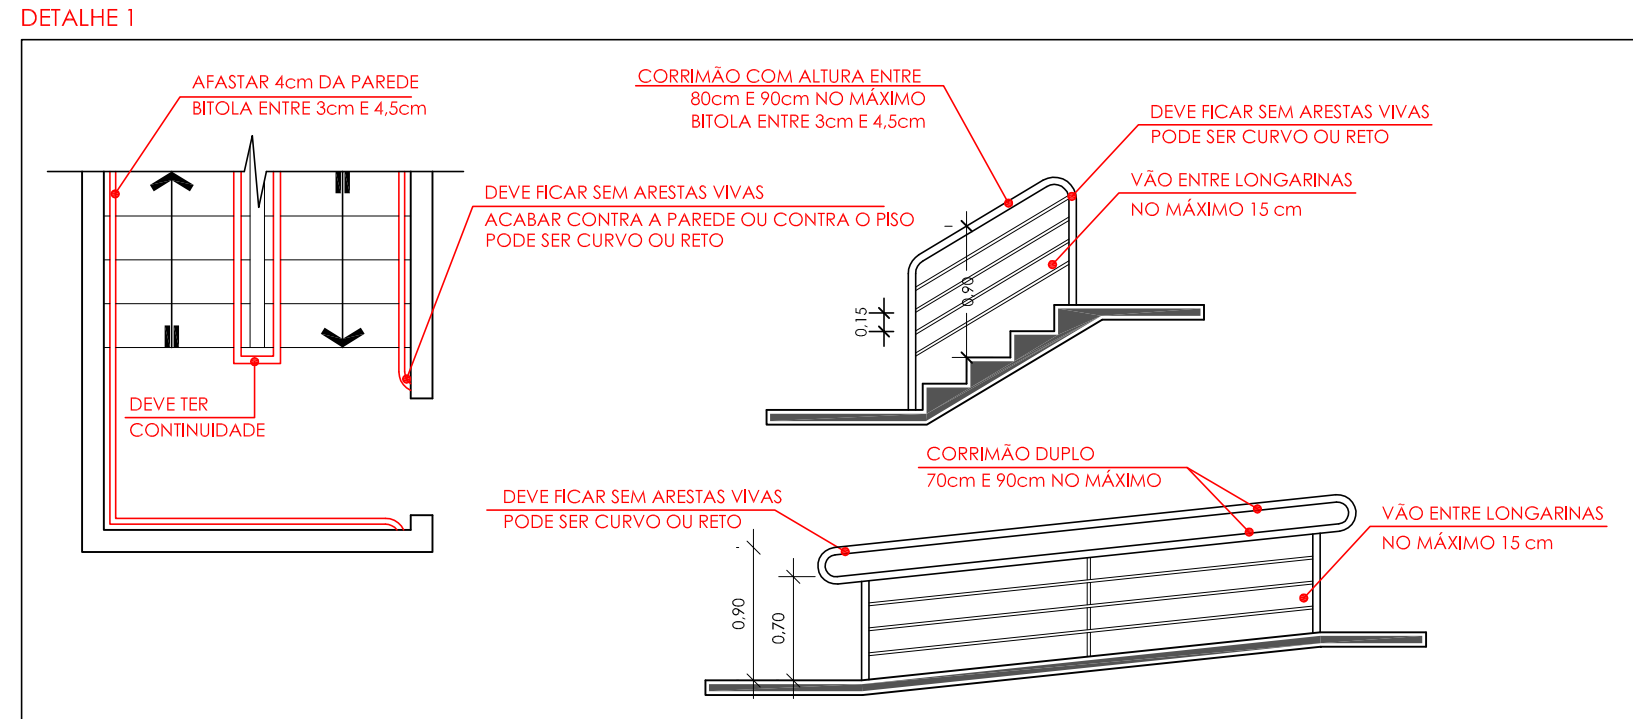

- OBSERVAÇÕES:
- ESCALAS:
- 1) TODOS OS CORRIMÃOS DEVERÃO TER ENTRE 0,80m E 0,92m EM SUAS ALTURAS E DEVERÃO TER SUAS EXTREMIDADES COM ACABAMENTO CONTRA A PAREDE OU EM DIREÇÃO AO PISO.
 - 2) OS GUARDA-CORPOS INTERNOS DEVERÃO TER NO MÍNIMO 1,30m DE ALTURA.
 - 3) DISPOSITIVO ANTIDERRAPANTE, ASSIM COMO FITA OU RANHURAS.
 - 4) VER DETALHE 1
- RAMPAS:
- 1) TODOS OS CORRIMÃOS DEVERÃO SER DÚPLIS COM SUAS ALTURAS DE 0,70m E 0,92m, E DEVERÃO TER SUAS EXTREMIDADES COM ACABAMENTO CONTRA A PAREDE OU EM DIREÇÃO AO PISO.
 - 2) DEVERÃO TER SEU PISO ANTIDERRAPANTE.
- SAÍDAS DE EMERGÊNCIA:
- 1) TODAS AS PORTAS DE SAÍDAS DE EMERGÊNCIA DEVERÃO TER INSTALADAS BARRAS ANTIPÂNICO
- ILUMINAÇÃO DE EMERGÊNCIA:
- 1) ELETRODUTOS ZINCADO FIXADO NO TETO PINTADO DE VERMELHO QUANDO APARENTES
 - 2) LUMINÁRIAS LED 3 W, TIPO TARTARUGA COM PLACA DE LED OU QUADRADA, (32 LEDS NO MÍNIMO)
 - 3) NECESSITA CABOS POLARIZADOS PARA LIGAÇÕES ENTRE CENTRAL E LUMINÁRIAS
 - 4) PARA OUTRO TIPO DE LUMINÁRIA RECALCULAR CONDUTORES E BANCO DE BATERIAS
- ALARME DE INCÊNDIO
- 1) CENTRAL DE ALARME DE INCÊNDIO 24 V MICROPROCESSADA.
 - 2) NECESSITA CABO CCI 50-3 PARA LIGAÇÕES ENTRE ACIONADORES E CENTRAL

LEGENDA

- CONDULETE SEM ROSCA
- BARRAS DE ELETRODUTOS
- LUVA
- Luminaria LED 3 W
- Baliz. s/f LED 2 W

SÍMBOLOGIA	PLACAS	SIGNIFICADO	CONDIÇÕES ESPECÍFICAS
12	SAÍDA	Indicação do sentido (esquerda ou direita) especificamente para ser fixado em colunas	Placa de material resistente e fotoluminescente. Instalar no mínimo a 1,80m do piso acabado
13	SAÍDA	Indicação rota de fuga. Saída para a esquerda ou direita	Placa de material resistente e fotoluminescente. Instalar no mínimo a 1,80m do piso acabado
14	SAÍDA	Indicação de uma saída de emergência a ser ativada acima da porta, para indicar a sua posição	Placa de material resistente e fotoluminescente. Instalar acima da porta sinalizada
16		Indicação rota de fuga pela escada	Placa de material resistente e fotoluminescente. Instalar no mínimo a 1,80m do piso acabado junto à posição da primeira degrau da lance
17	SAÍDA	Indicação rota de fuga. Saída final	Placa de material resistente e fotoluminescente. Instalar acima da porta sinalizada
19	10°	Indicação de pavimento	Placa de material resistente e fotoluminescente. Instalar no mínimo a 1,80m do piso acabado junto a parede do patamar de acesso de cada pavimento.
		Extintor de Incêndio - Tipo ABC. Instalar na parede com o gôntio a 1,60m do piso ou em tipo com o fundo a 0,10m do piso	Extintor de Incêndio - Tipo BC. Instalar na parede com o gôntio a 1,60m do piso ou em tipo com o fundo a 0,10m do piso
		Bata Antipânico Conforme NBR 11.785	Banco de Baterias do Alarime de Incêndio
		Acionador do Alarime de Incêndio. Botão instalado a 1,20m do piso	Central de Alarime de Incêndio
		Sirene do alarime de Incêndio	
		Sentido da rota de fuga. Saída final	Sentido da rota de fuga. Direção a seguir

UNIVERSIDADE FEDERAL DE SANTA MARIA
PRO-REITORIA DE INFRAESTRUTURA
PROINFRA

OBRA:
CENTRO DE CIÊNCIAS NATURAIS E EXATAS
AV. RORAIMA, 1000 - PRÉDIO Nº 21 - FISIOLÓGICA
BARRIO CAMBÉ - SANTA MARIA - RS

PROPRIETÁRIO:
UNIVERSIDADE FEDERAL DE SANTA MARIA
CNPJ 93.391.724/0001-05

PROJETO:
EQUIPE ARTE FINAL PROJETOS DE ENGENHARIA LTDA.
CNPJ 13.265.513/0001-38
VILMAR MOREIRA FIGUEIRO
ENG. ELETRICISTA - CREA/RS 108447-D

ASSUNTO	Planta Baixa 2º Pavimento	PRANCHA	04
ESCALA	1/100	DATA	março/ 2017
DESENHO	REVISÃO	02	