


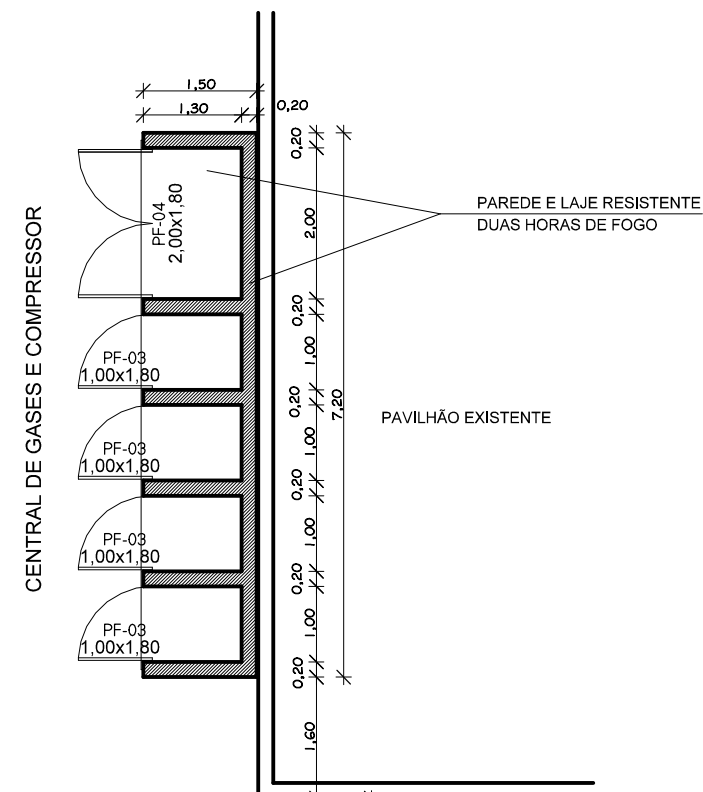

VIA PAVIMENTADA

PASSEIO

OFICINA - PROJETO FÓRMULA

CARGA E DESCARGA

Planta Baixa - Central de Gases
Escala: 1:100



DATA:
JULHO 2020

REVISÃO:

ESCALA:
1:100

UNIVERSIDADE FEDERAL DE SANTA MARIA
PRÓ-REITORIA DE INFRAESTRUTURA
COORDENADORIA DE OBRAS E MANUTENÇÃO

PROJETO: PROJETO ARQUITETÔNICO
CT - Mezanino NAFA - Prédio 10

PRANCHA:	Detalhe Central de Gases e Compressor
----------	---------------------------------------

RESP. TÉCNICO: **Arq. Luiz Carlos Marques**
SIAPE: 2137125 CAU: A5662-G

PRÉDIO Nº: 10

PRANCHA Nº:

ARQ - 09/09