

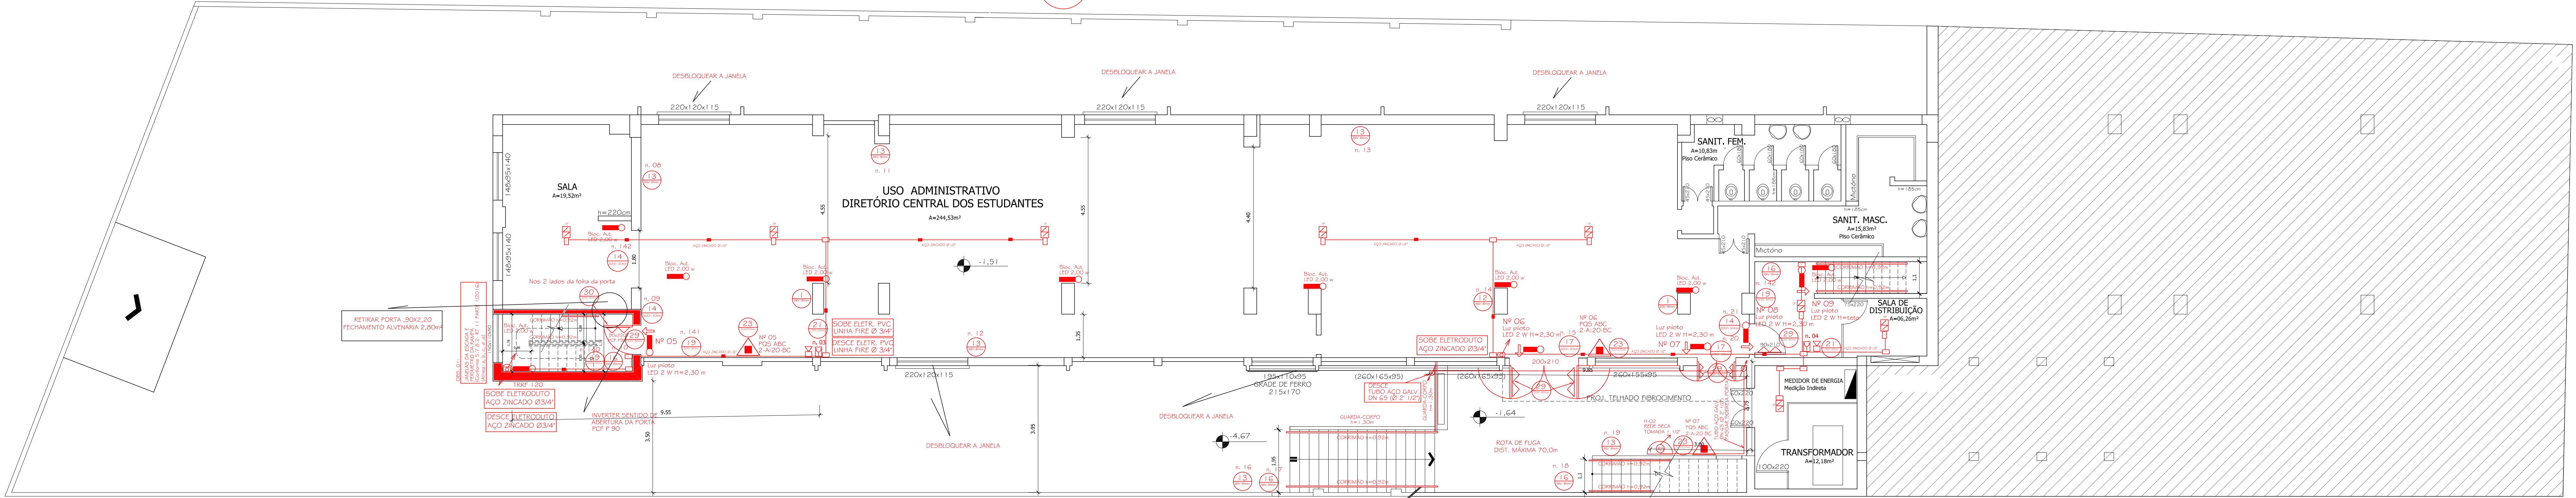


- 4
300x150mm
- OBSERVAÇÃO: COLOCAR PLACAS DE SINALIZAÇÃO NOS ELEVADORES
NÃO UTILIZAR O ELEVADOR EM CASO DE INCÊNDIO
- 19
200mm
- OBSERVAÇÃO: COLOCAR PLACAS DE SINALIZAÇÃO NOS ANDARES
- 21
100x100mm
- OBSERVAÇÃO: COLOCAR PLACAS DE SINALIZAÇÃO NOS PONTOS DE ALARME
E CENTRAL DE ALARME
- 23
300x200mm
- OBSERVAÇÃO: COLOCAR PLACAS DE SINALIZAÇÃO NOS EXTINTORES
- 24
300x150mm
- OBSERVAÇÃO: COLOCAR PLACAS DE SINALIZAÇÃO NOS HIDRANTES/MANGOTINHOS
- 30
300x150mm
- OBSERVAÇÃO: COLOCAR PLACAS DE SINALIZAÇÃO NAS PORTAS
RESISTENTES AO FOGO - (NOS DOIS LADOS)

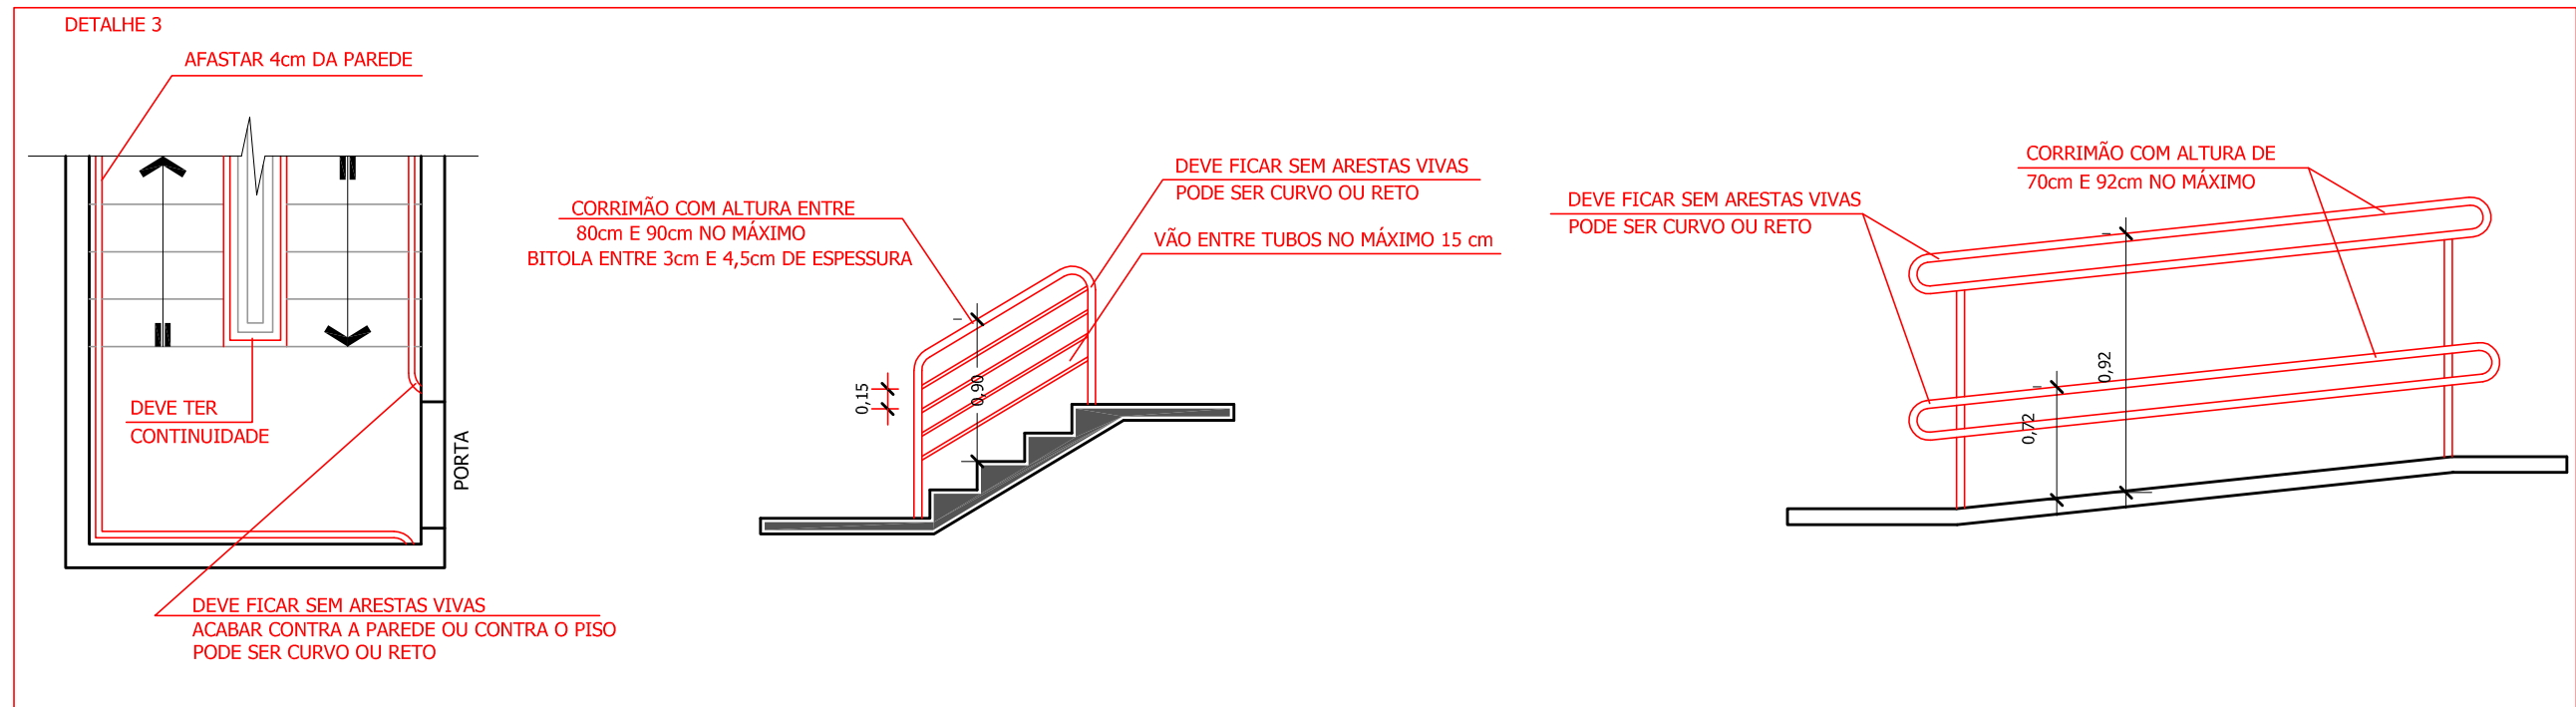

1º PAVIMENTO INFERIOR
Escala 1/75

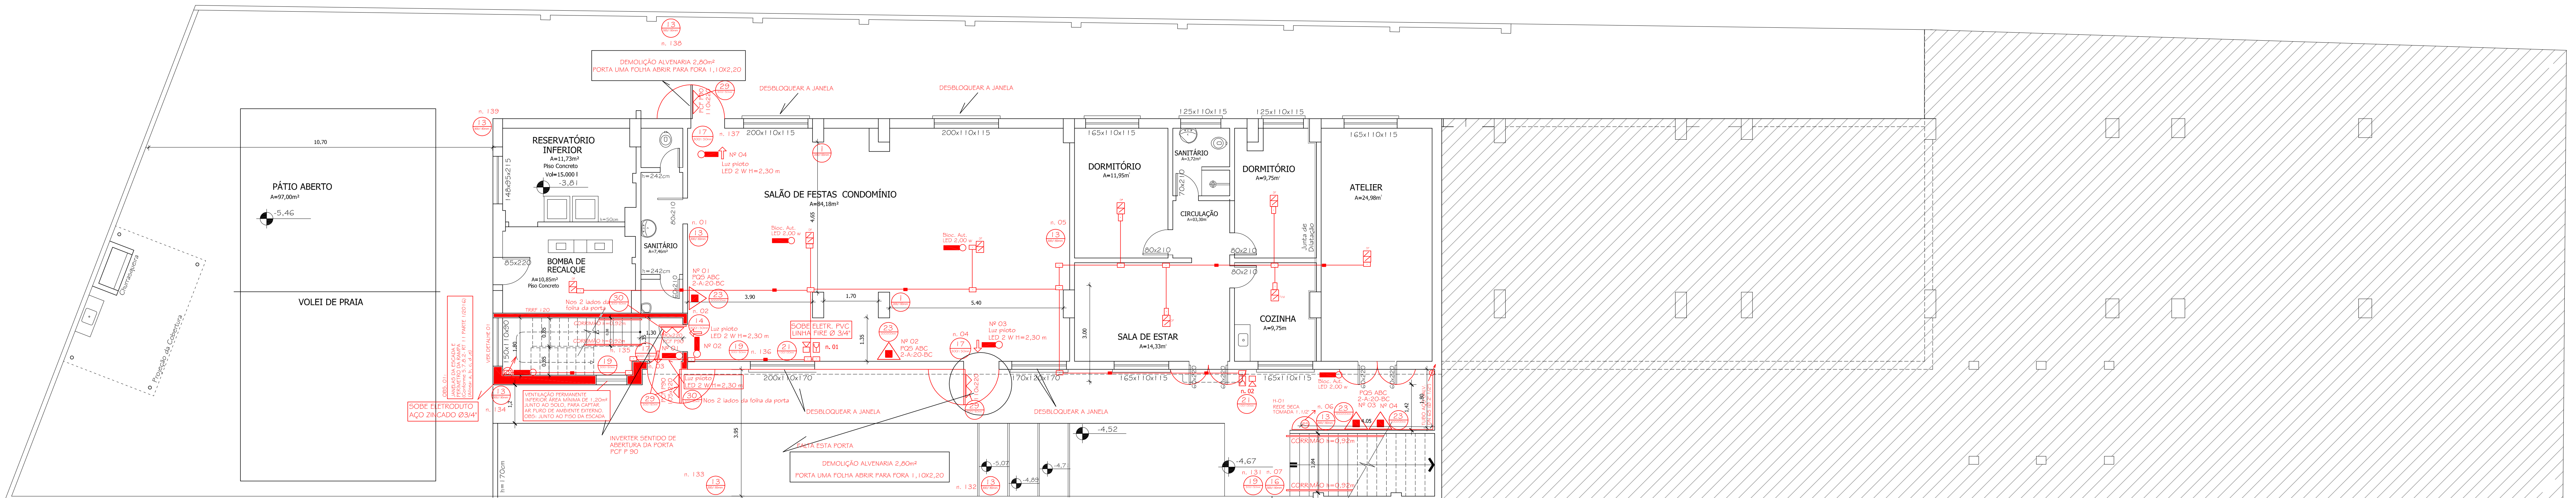

2º PAVIMENTO INFERIOR
Escala 1/75

QUADRO DE PLACAS DE SINALIZAÇÕES DE SEGURANÇA				
SIMBOLOGIA	DIMENSÕES	PLACAS	SIGNIFICADO	CONDIÇÕES ESPECÍFICAS
	h= 15cm l= 30cm	SAIDA	Rota de fuga direção a seguir	Placa fotoluminescente localizada de modo que a borda inferior da sinalização esteja no mínimo a 1,80m do piso acabado.
	h= 15cm l= 30cm	SAIDA	Rota de fuga pela escada	Placa fotoluminescente localizada acima das portas, no máximo 10cm da verga, centralizada a uma altura de 1,80m do piso acabado.
	h= 15cm l= 30cm	SAIDA	Rota de fuga pela escada	Placa fotoluminescente localizada de modo que a borda inferior da sinalização esteja no mínimo a 1,80cm do piso acabado.
	h= 15cm l= 30cm	SAIDA	Rota de fuga saída final	Placa fotoluminescente localizada acima das portas, no máximo 10cm da verga, centralizada a uma altura de 1,80m do piso acabado.
	h= 20cm	10°	Indicação do pavimento	Placa fotoluminescente localizada a uma altura de 1,80 m do piso acabado, instalada junto a parede do patamar de acesso de cada pavimento.
			Extintor de incêndio Água Pressurizada	
			Extintor de incêndio Dióxido de Carbono - CO2	
			Recalque de Passos da Rede Seca	
			Banco de Baterias do Alarme de Incêndio	
			Central de Alarme de Incêndio	

UNIVERSIDADE FEDERAL DE SANTA MARIA
PRÓ-REITORIA DE INFRAESTRUTURA
PROINFRA

CASA DO ESTUDANTE UNIVERSITÁRIO - CEU I
RUA PROFESSOR BRAGA, Nº 74
BAIRRO CENTRO - SANTA MARIA - RS

PRÓPRIETÁRIO: UNIVERSIDADE FEDERAL DE SANTA MARIA
CNPJ 09.391.749/0001-65

PROJETO: EQUIPE ARTE FINAL PROJETO DE ENGENHARIA LTDA.
CNPJ 13.285.513/0001-38
VOLMAR MOREIRA FIGUEIRO
ENEP/ELÉTRICISTA - CREA - 159494-D

ASSUNTO: PLANTA BAIXA - 1º e 2º PAV. INFERIORES

ESCALA: 1/75

DATA: NOVEMBRO/2017

DESENHO: FRANCILE K.

REVISÃO: NOVEMBRO/2017

02

CAD COM LICENÇA ORIGINAL DA AUTODESK 2010

PROJETO EXECUTADO COM SOFTWARE ORIGINAL DA ALTO QI