



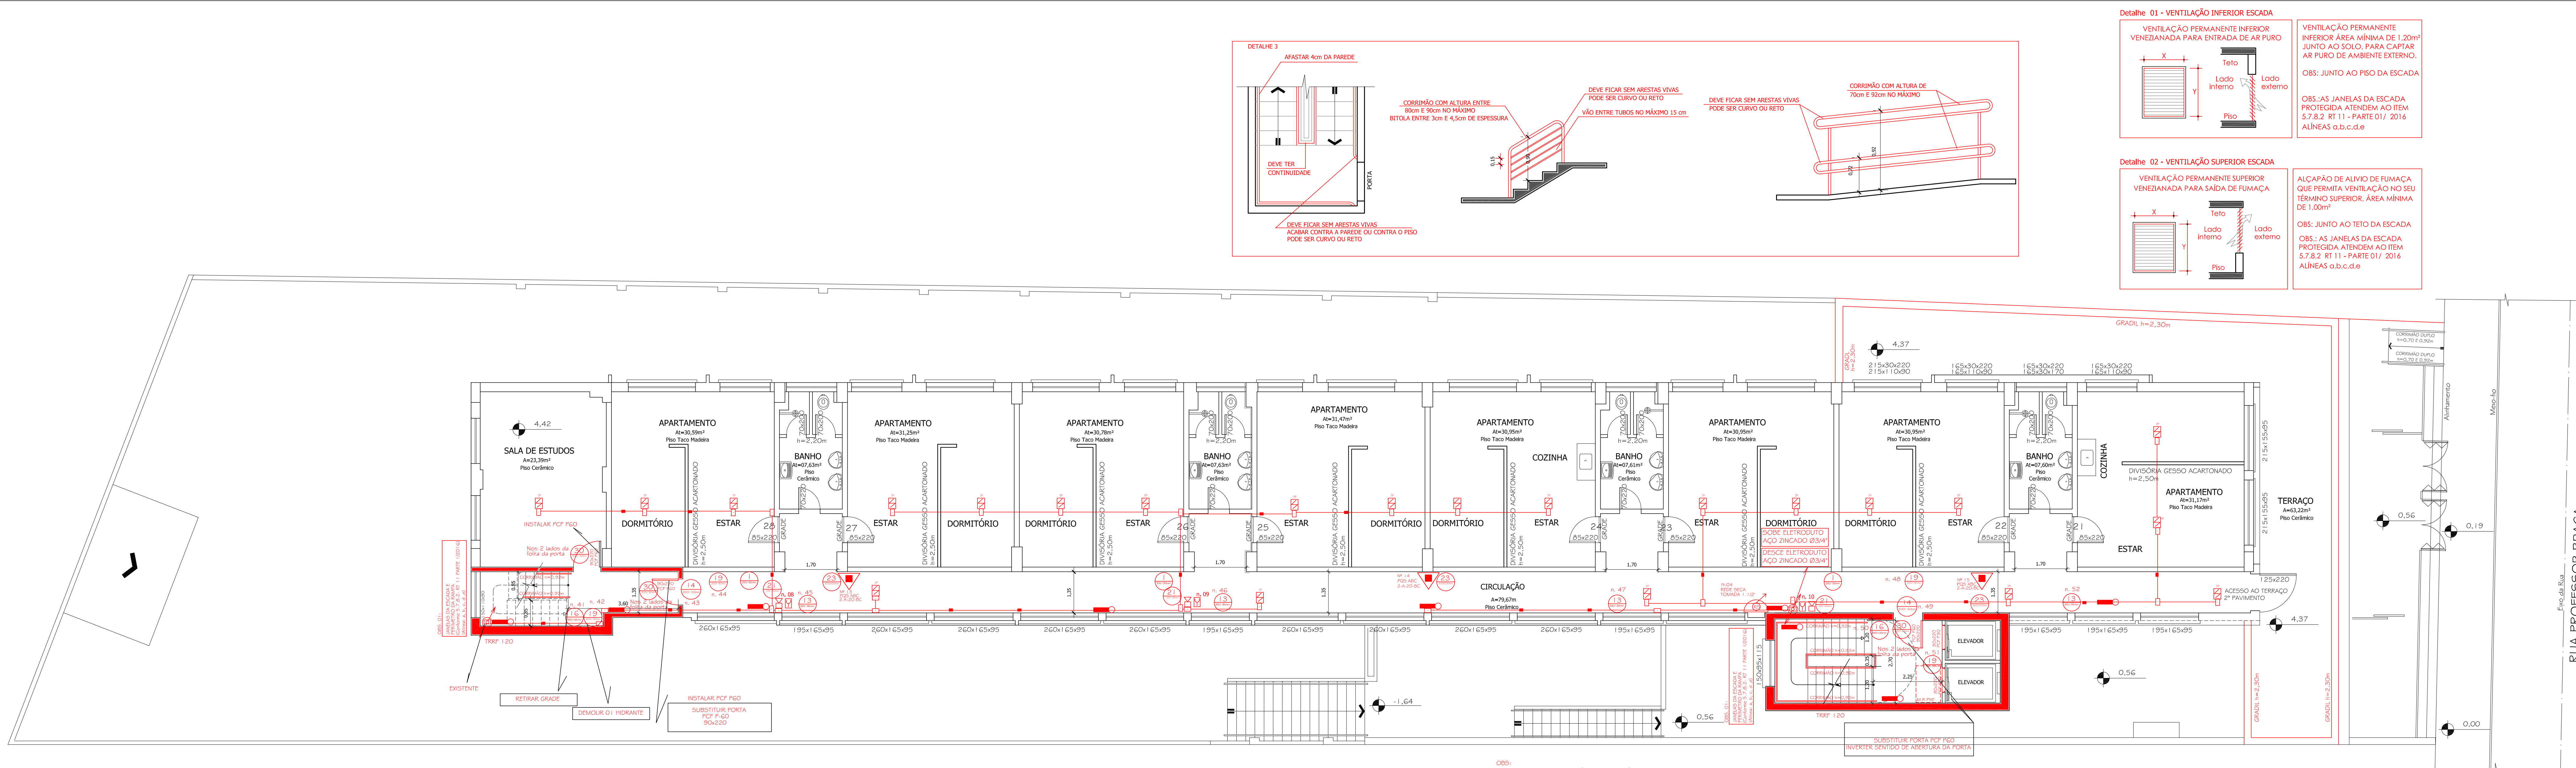

QUADRO DE PLACAS DE SINALIZAÇÕES DE SEGURANÇA				
SIMBOLOGIA	DIMENSÕES	PLACAS	SIGNIFICADO	CONDIÇÕES ESPECÍFICAS
13	h = 1,50m l = 30cm	SAÍDA	Rota de fuga direção a segur	Placa fotoluminescente localizada de modo que a borda inferior da sinalização esteja no mínimo a 1,80cm do piso acabado.
14	h = 1,50m l = 30cm	SAÍDA	Rota de fuga porta de saída	Placa fotoluminescente localizada acima das portas, no máximo 10cm da verga controlada a uma altura de 1,80m do piso acabado.
16	h = 1,50m l = 30cm	SAÍDA	Rota de fuga pela escada	Placa fotoluminescente localizada acima das portas, no máximo 10cm da verga controlada a uma altura de 1,80m do piso acabado.
17	h = 1,50m l = 30cm	SAÍDA	Rota de fuga saída final	Placa fotoluminescente localizada acima das portas, no máximo 10cm da verga controlada a uma altura de 1,80m do piso acabado.
19	l = 20cm	10°	Indicação do pavimento	Placa fotoluminescente localizada a uma altura de 1,20m do piso acabado, instalada junto a borda inferior do paramento de acesso de cada pavimento.
Extintor de incêndio ABC			Extintor de incêndio Água Pressurizada	
Extintor de incêndio Pó Químico Seco			Extintor de incêndio Dióxido de Carbono - CO2	
Barra Antipânico			Recalque de Passagem da Rede Seca	
Acionador do Alarme de Incêndio			Barco de Batens do Alarme de Incêndio	
Caixa de espera de tomada 1.1/2" para Rede Seca			Central de Alarme de Incêndio	

2º PAVIMENTO
Escala 1/75

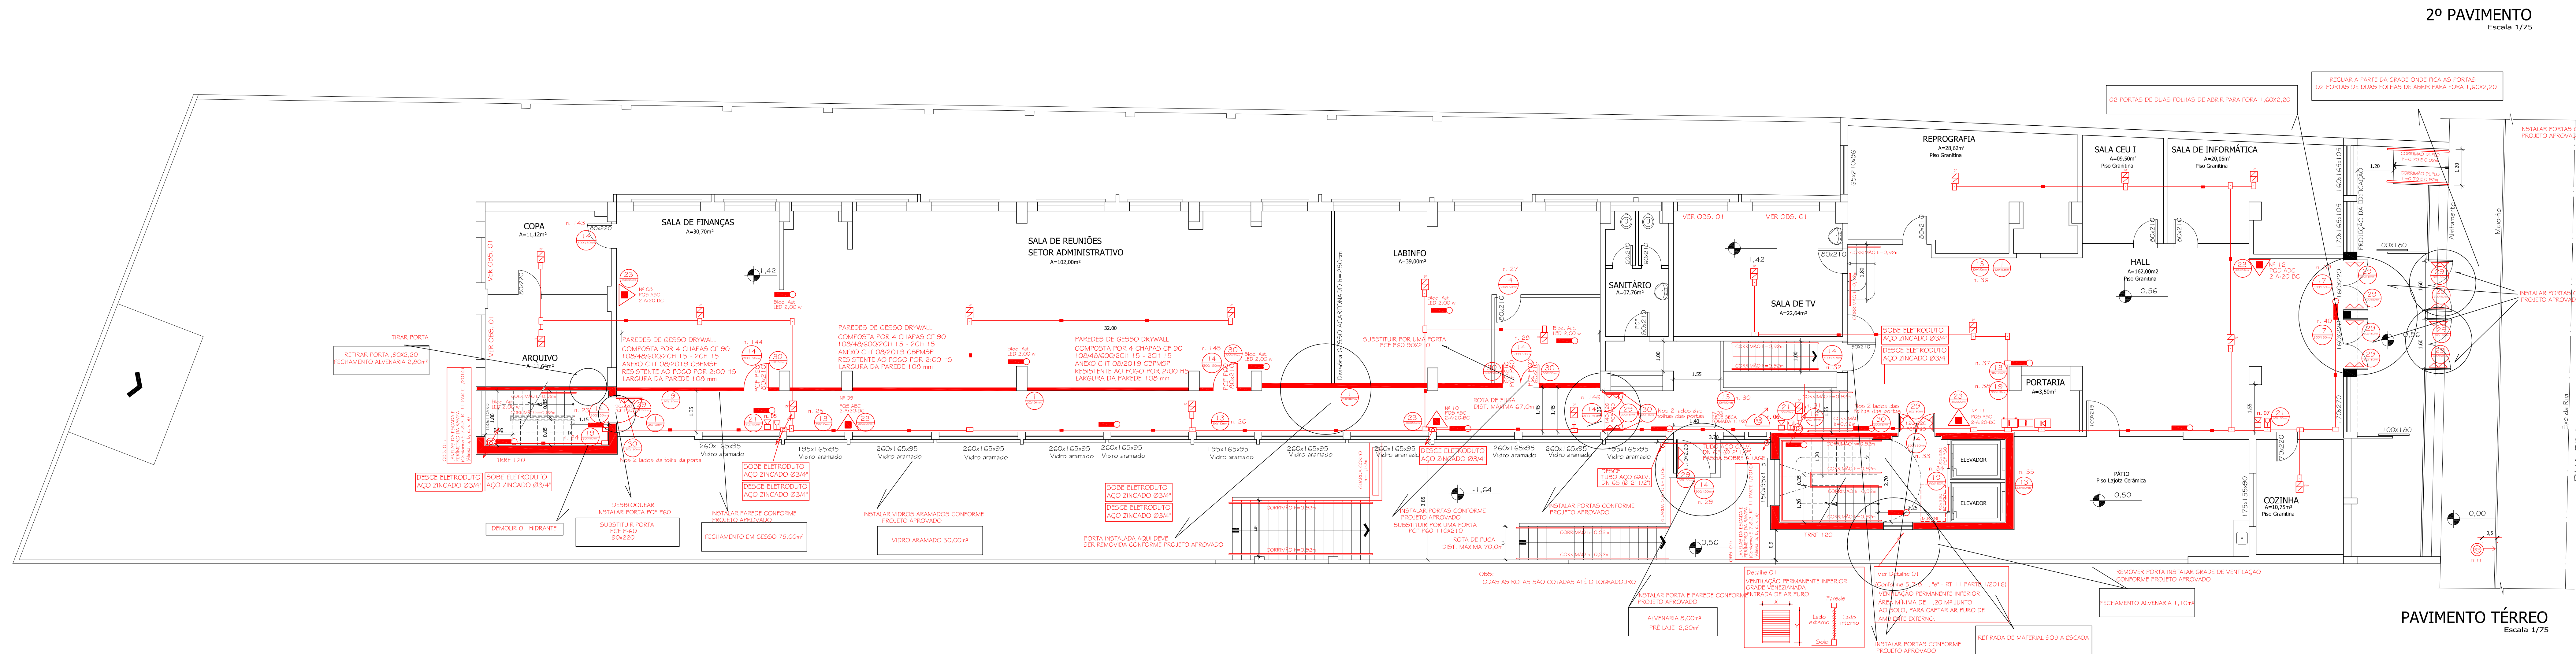

PAVIMENTO TÉRREO
Escala 1/75



UNIVERSIDADE FEDERAL DE SANTA MARIA
PRÓ-REITORIA DE INFRAESTRUTURA
PROINFRA

CASA DO ESTUDANTE UNIVERSITÁRIO - CEU I
RUA PROFESSOR BRAGA, Nº 71
BARRIO CENTRO - SANTA MARIA - RS

PROPRIETÁRIO: UNIVERSIDADE FEDERAL DE SANTA MARIA
CNPJ 95.351.140/0001-65

PROJETO: EQUIPE ARTE FINAL, PROJETO DE ENGENHARIA LTDA.
CNPJ 13.285.513/0001-38
VIVIAN NOBRE PROJETO
ENEP-ELETRICISTA - CREA - 159449-D

ASSUNTO: PLANTA BAIXA - TÉRREO E 2º PAVIMENTO

ESCALA: 1/75

DATA: NOVEMBRO/2017

DESENHO: FRANCISCO K.

REVISÃO: NOVEMBRO/2017

03