



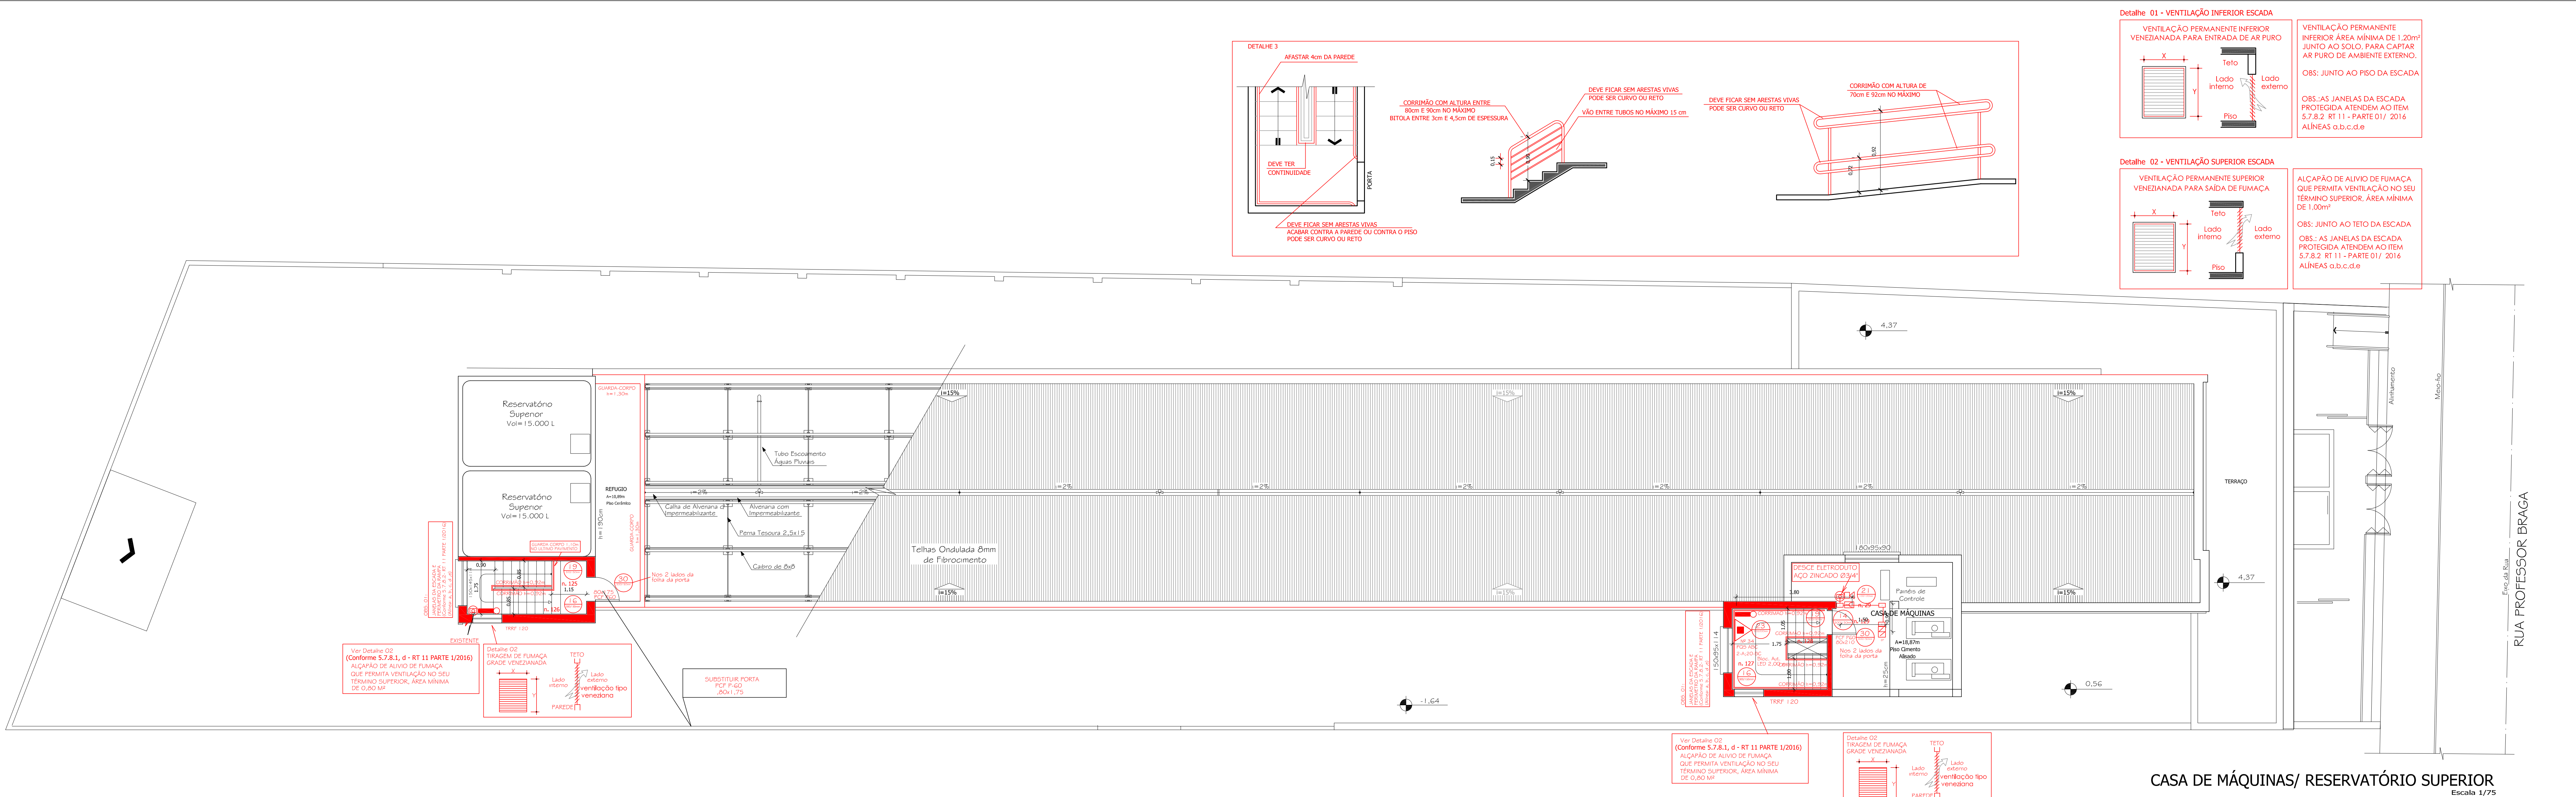

CASA DE MÁQUINAS/ RESERVATÓRIO SUPERIOR  
Escala 1/75

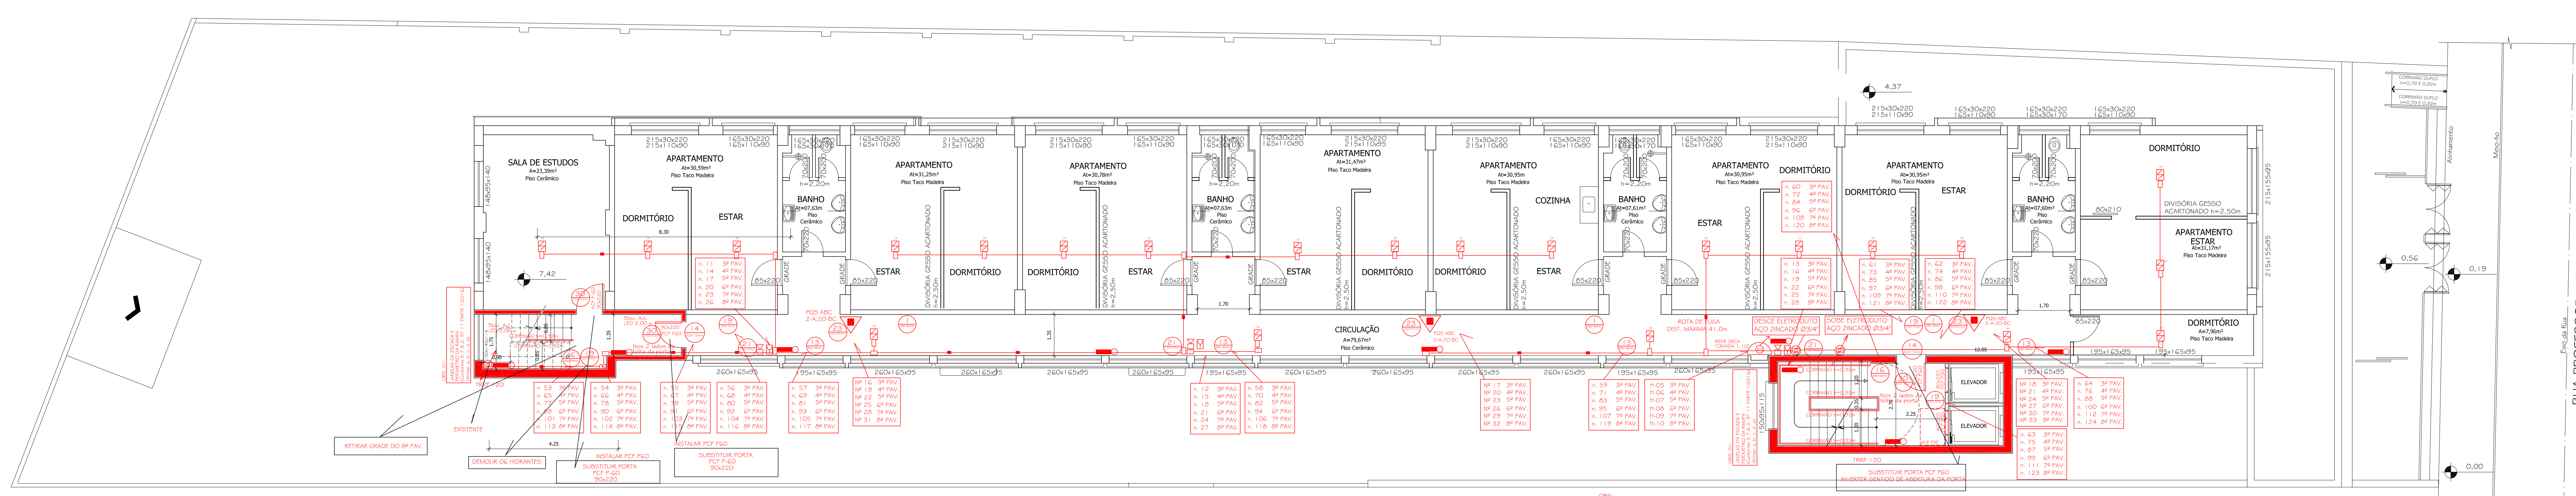

PAVIMENTO TIPO (6X)  
Escala 1/75

| QUADRO DE PLACAS DE SINALIZAÇÕES DE SEGURANÇA |                      |                                                |                               |                                                                                                                                             |
|-----------------------------------------------|----------------------|------------------------------------------------|-------------------------------|---------------------------------------------------------------------------------------------------------------------------------------------|
| SIMBOLOGIA                                    | DIMENSÕES            | PLACAS                                         | SIGNIFICADO                   | CONDIÇÕES ESPECÍFICAS                                                                                                                       |
|                                               | h = 15cm<br>l = 30cm | SAÍDA                                          | Rota de fuga direção a seguir | Placa fotoluminescente localizada de modo que a borda inferior da sinalização esteja no mínimo a 1,80m do piso acabado.                     |
|                                               | h = 15cm<br>l = 30cm | SAÍDA                                          | Rota de fuga porta de saída   | Placa fotoluminescente localizada sobre as portas, no mínimo 1,00m da verga centralizada a uma altura de 1,80m do piso acabado.             |
|                                               | h = 15cm<br>l = 30cm | SAÍDA                                          | Rota de fuga pela escada      | Placa fotoluminescente localizada de modo que a borda inferior da sinalização esteja no mínimo a 1,80m do piso acabado.                     |
|                                               | h = 15cm<br>l = 30cm | SAÍDA                                          | Rota de fuga saída final      | Placa fotoluminescente localizada sobre as portas, no mínimo 1,00m da verga centralizada a uma altura de 1,80m do piso acabado.             |
|                                               | l = 20cm             | 10°                                            | Indicação do pavimento        | Placa fotoluminescente localizada a uma altura de 1,80 m do piso acabado, instalada junto a parede do primeiro de acesso de cada pavimento. |
|                                               |                      | Extintor de incêndio ABC                       |                               | Extintor de incêndio Água Pressurizada                                                                                                      |
|                                               |                      | Extintor de incêndio Pó Químico Seco           |                               | Extintor de incêndio Dóxido de Carbono - CO2                                                                                                |
|                                               |                      | Barra Antipânico                               |                               | Rescalque de Passeio da Rede Seca                                                                                                           |
|                                               |                      | Aconedor do Alarme de Incêndio                 |                               | Banco de Baterias do Alarme de Incêndio                                                                                                     |
|                                               |                      | Caixa de espera de tomada 1.1/2 para Rede Seca |                               | Central de Alarme de Incêndio                                                                                                               |

UNIVERSIDADE FEDERAL DE SANTA MARIA  
PRÓ-REITORIA DE INFRAESTRUTURA  
PROINFRA

ARTE FINAL  
PROJETOS DE ENGENHARIA LTDA  
PROJETO PPCT  
CNPJ 13.285.513/0001-38  
TEL. (51) 3026-88-28  
(51) 3977-67-43

CASA DO ESTUDANTE UNIVERSITÁRIO - CEU I  
RUA PROFESSOR BRAGA, Nº 74  
BARRIO CENTRO - SANTA MARIA - RS

PROPRIETÁRIO  
UNIVERSIDADE FEDERAL DE SANTA MARIA  
CNPJ 95.351.130/0001-60

PROJETO  
EQUIPE ARTE FINAL PROJETO DE ENGENHARIA LTDA  
CNPJ 13.285.513/0001-38  
VOLMAR MOREIRA FIGUEIRO  
ENEP/ELÉTRICISTA - CREA - 159494-D

ASSUNTO  
PLANTA BAIXA - PAV. TIPO(6X), RESERV. SUPERIOR,  
CASA DE MÁQUINAS E TELHADO

ESCALA  
1/75

DATA  
NOVEMBRO/2017

DESENHO  
FRANCISLE K.

REVISÃO  
NOVEMBRO/2017

PRIMEIRA  
04

CDU COM LICENÇA ORIGINAL DA AUTODESK 2010

PROJETO EXECUTADO COM SOFTWARE ORIGINAL DA AUTODESK