



PLANTA BAIXA  
ESCALA 1/100

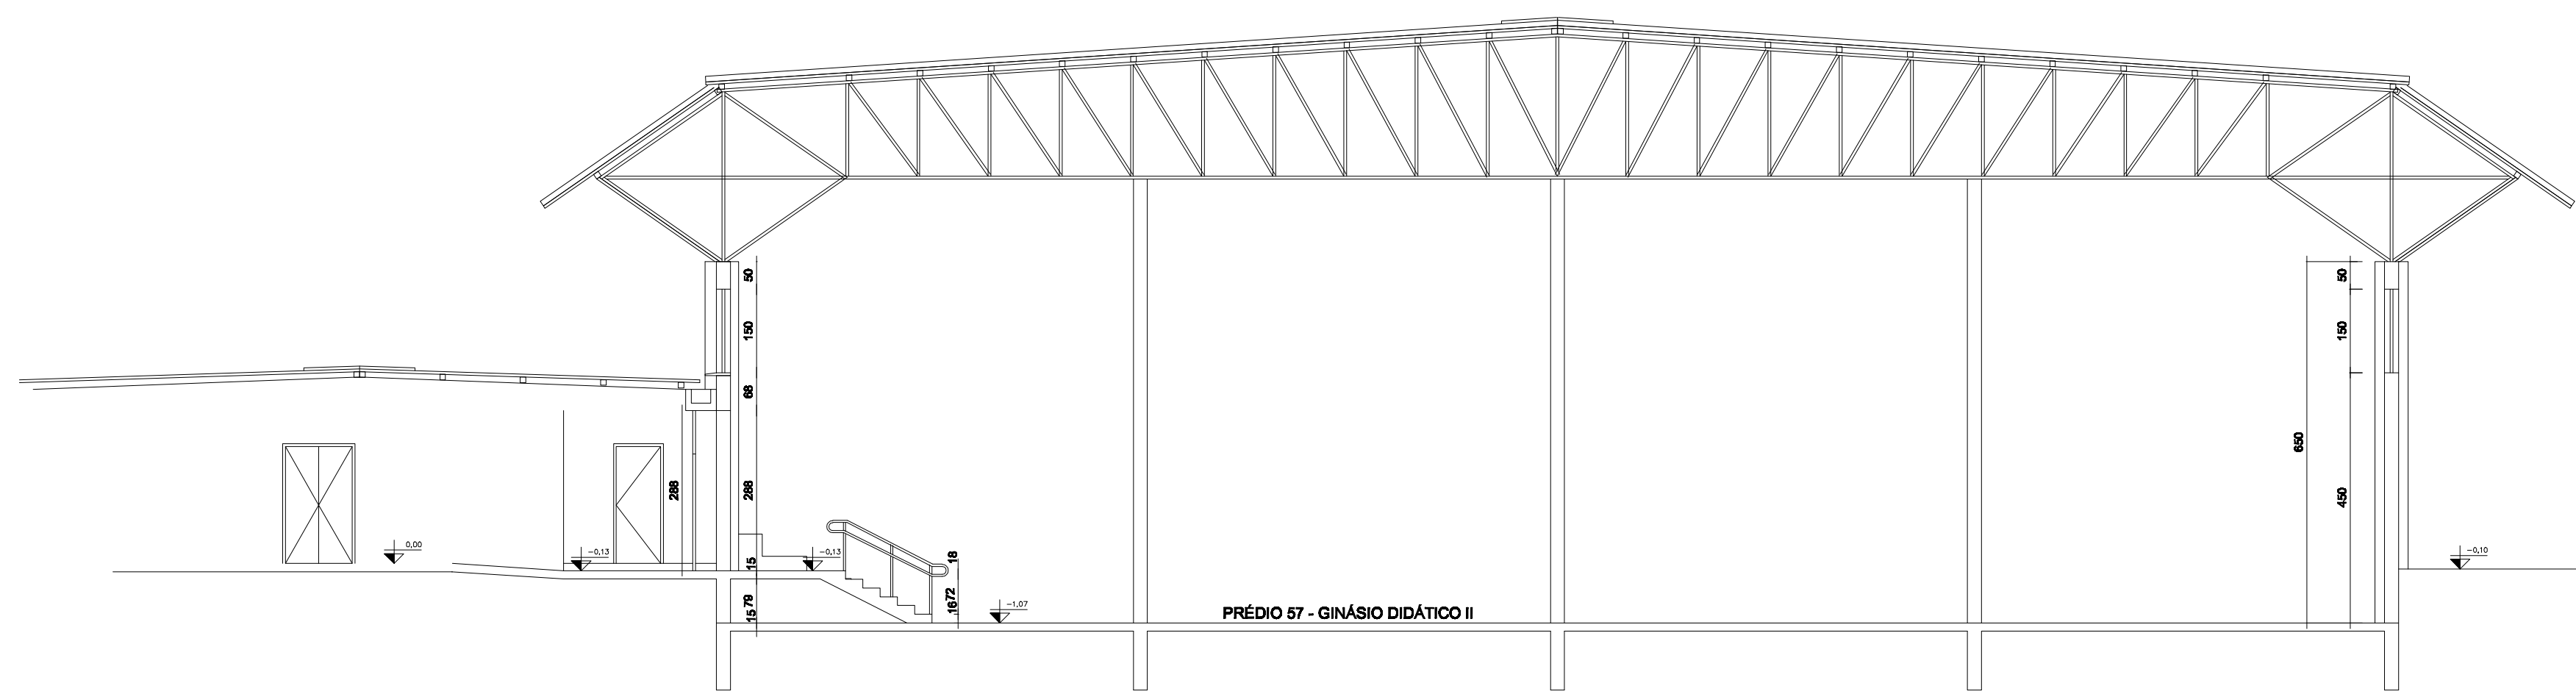


CORTE AA  
ESCALA 1/100

Observações:  
Assessorar nos projetos elétricos de 220V em CD isolado.  
Instalar aterramento e parafusos de conexão elétrica.  
Instalar a terra elétrica independente da rede.  
Desenho pormenorizado das partes conforme projeto.  
Instalar chaves de partida elétrica compatível com motor de 3000 W (400V).

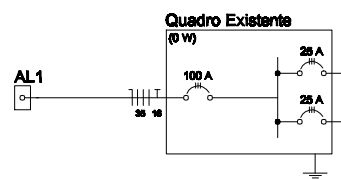

Quadro de Cargas (Quadro Existente)													
Circuito	Descrição	Esquema	Medida	V	Pot. (kW)	Pot. (kVA)	Fase	Pot. (kW)	Pot. (kVA)	Pot. (kW)	Pot. (kVA)	Pot. (kW)	Pot. (kVA)
1	Circuito Motor 1	30-100-1	31	220V	0	0	0	0	0	0	0	0	0
2	Circuito Motor 2	30-100-2	31	220V	0	0	0	0	0	0	0	0	0
TOTAL													

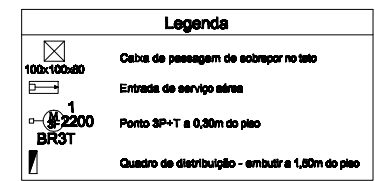

NUP: 23081.078336/2021-63

Prioridade: Normal

**Memorando de comunicação entre unidades administrativas**

010 - Organização e Funcionamento

**COMPONENTE**

Ordem	Descrição	Nome do arquivo
24	Projeto da obra (041.42)	57_EL-P57CEFD.pdf

**Assinaturas**

27/06/2022 09:03:05

HUMBERTO DE OLIVEIRA TRINDADE (Engenheiro-Area)  
01.11.03.03.0.0 - SETOR DE OBRAS E FISCALIZAÇÃO - SOF

Código Verificador: 1457178

Código CRC: f977a95f

Consulte em: <https://portal.ufsm.br/documentos/publico/autenticacao/assinaturas.html>

