


Legenda	
	Caixa Alim Trilho Teto
	Condulete aluminio 1.1/2" - alto
	Cruzeta (X) 90°
	Dutotec - Curva externa canaleta de alumínio 90°
	Dutotec - Curva horizontal canaleta de alumínio 90°
	Dutotec - Curva interna canaleta de alumínio 90°
	Flange
	Interruptor simples 2 teclas - 1,10m do piso
	Luminária lâmpada tuboled sobrepor 2x18W
	Plugue 2P+T para trilho teto
	Quadro de distribuição - sobrepor a 1,10m do piso
	T horizontal 90° - 50x50mm
	Terminal - 100x50mm
	Tomada hexagonal (NBR 14136) - 2P+T 20 A a 2,20m do piso
	Tomada hexagonal (NBR 14136) - 2P+T 20 A a 0,30m do piso
	Tomada hexagonal (NBR 14136) - 2P+T 20 A a 1,10m do piso

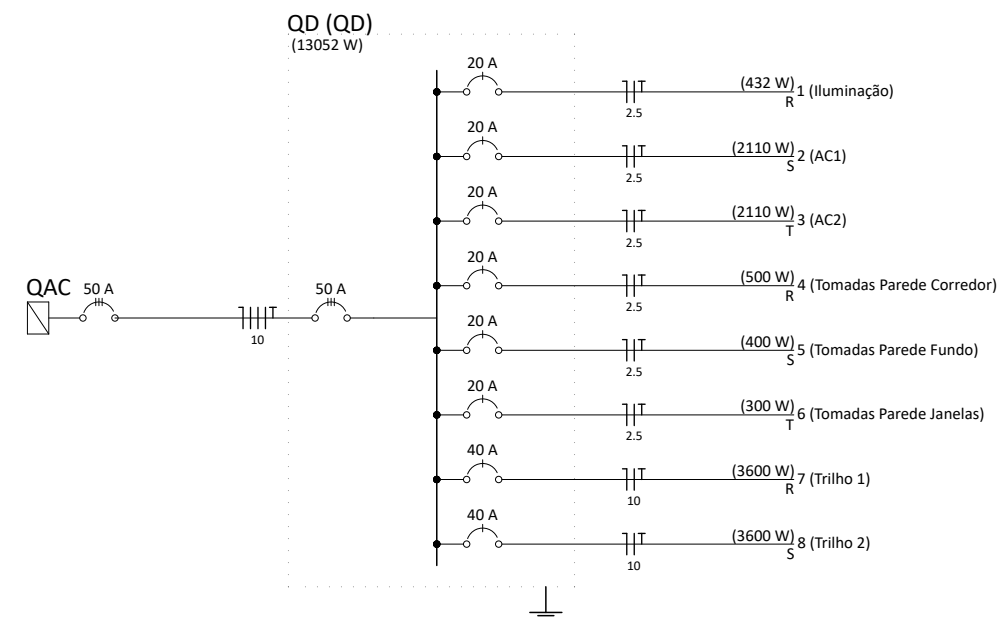

UNIVERSIDADE FEDERAL DE SANTA MARIA
PRÓ-REITORIA DE INFRAESTRUTURA
SETOR DE OBRAS E FISCALIZAÇÃO

DATA: JANEIRO - 2023	INSTALAÇÕES ELÉTRICAS - PLANTA BAIXA	
ESCALA: 1:50	CCNE - PRÉDIO 13 - SALA 1313	
Proprietário:	Responsável Técnico:	PRANCHA:

NUP: 23081.110281/2021-93

Prioridade: Normal

Memorando de comunicação entre unidades administrativas

010 - Organização e Funcionamento

COMPONENTE

Ordem	Descrição	Nome do arquivo
20	Memorando de unidade administrativa (063.2)	CCNE P13 Sala 1313 Eletrico-Modelo.pdf

Assinaturas

24/02/2023 09:14:55

ANDRE EMILIO FOLETTTO (Engenheiro-Area)

01.11.03.00.0.0 - COORDENADORIA DE OBRAS E PLANEJAMENTO AMBIENTAL E URBANO - COPA-PROINFRA

02/08/2023 11:28:36

HANS ROGERIO ZIMMERMANN (Vice-Diretor(a) de Centro)

02.03.00.00.0.0 - VICE-DIREÇÃO DO CCNE - VD-CCNE

Código Verificador: 2405199

Código CRC: 468464e6

Consulte em: <https://portal.ufsm.br/documentos/publico/autenticacao/assinaturas.html>

