



Detalhe SAN-1  
Escala 1:25

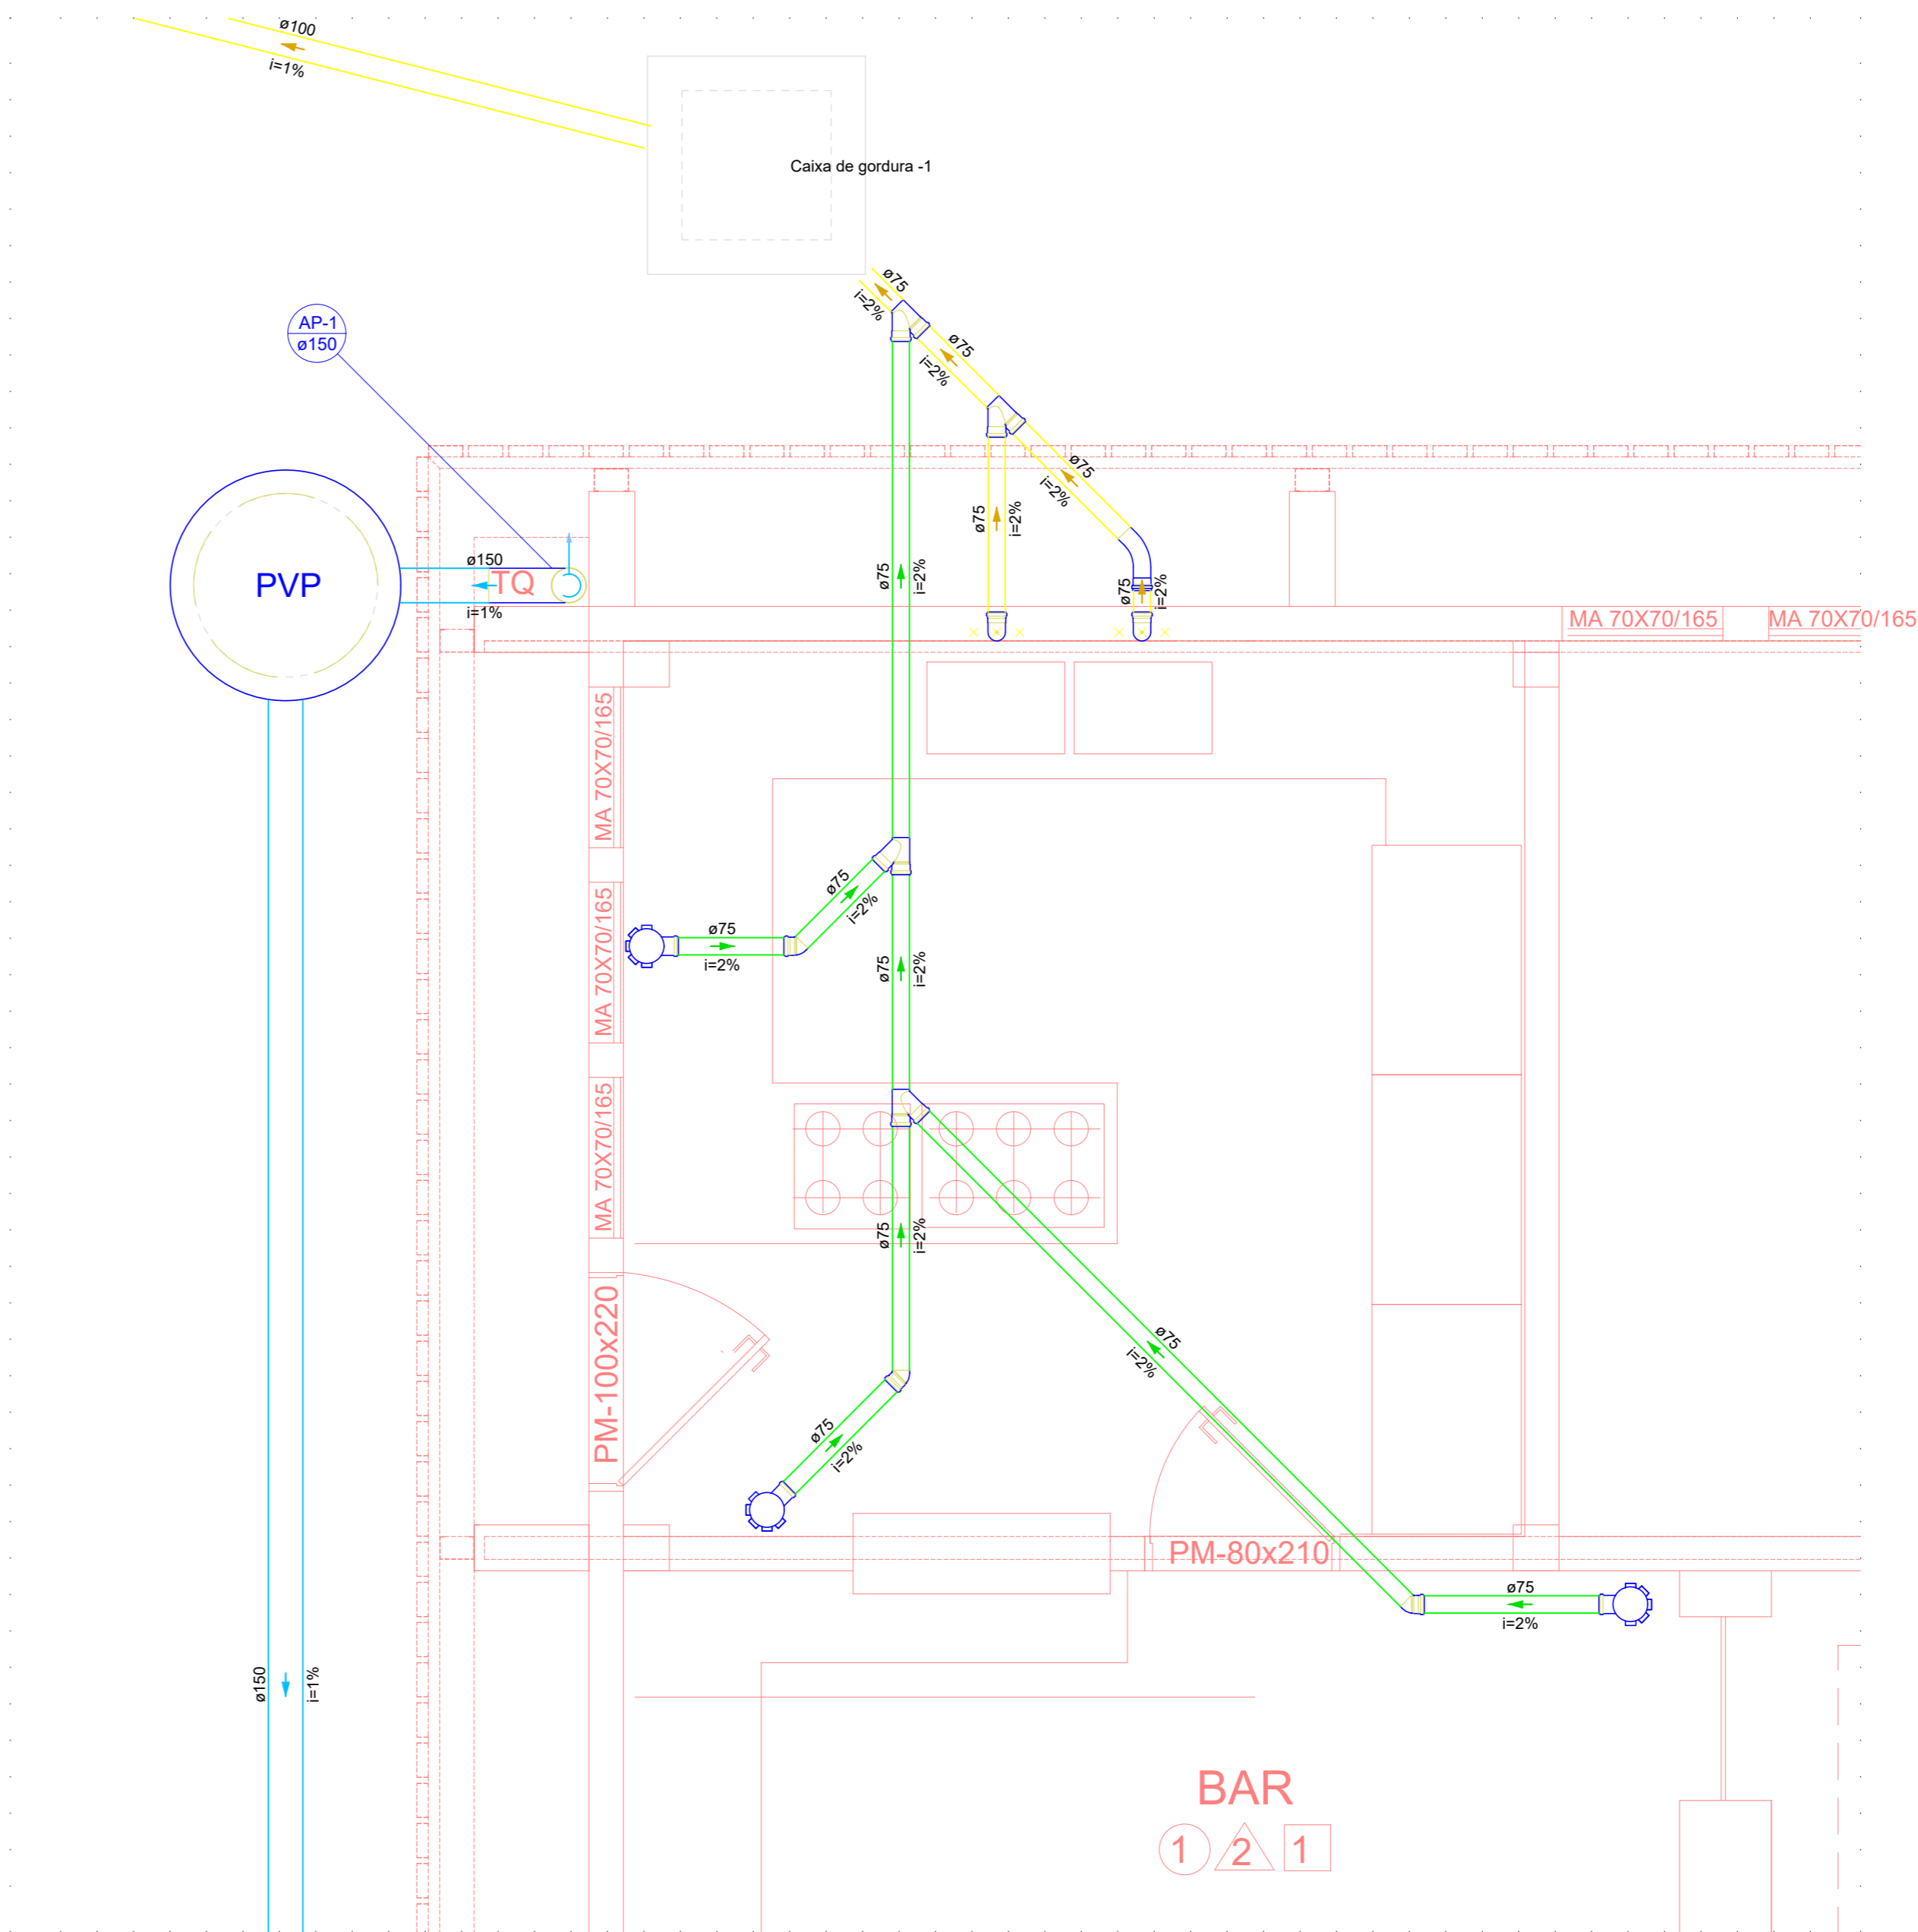


Detalhe SAN-2  
Escala 1:25

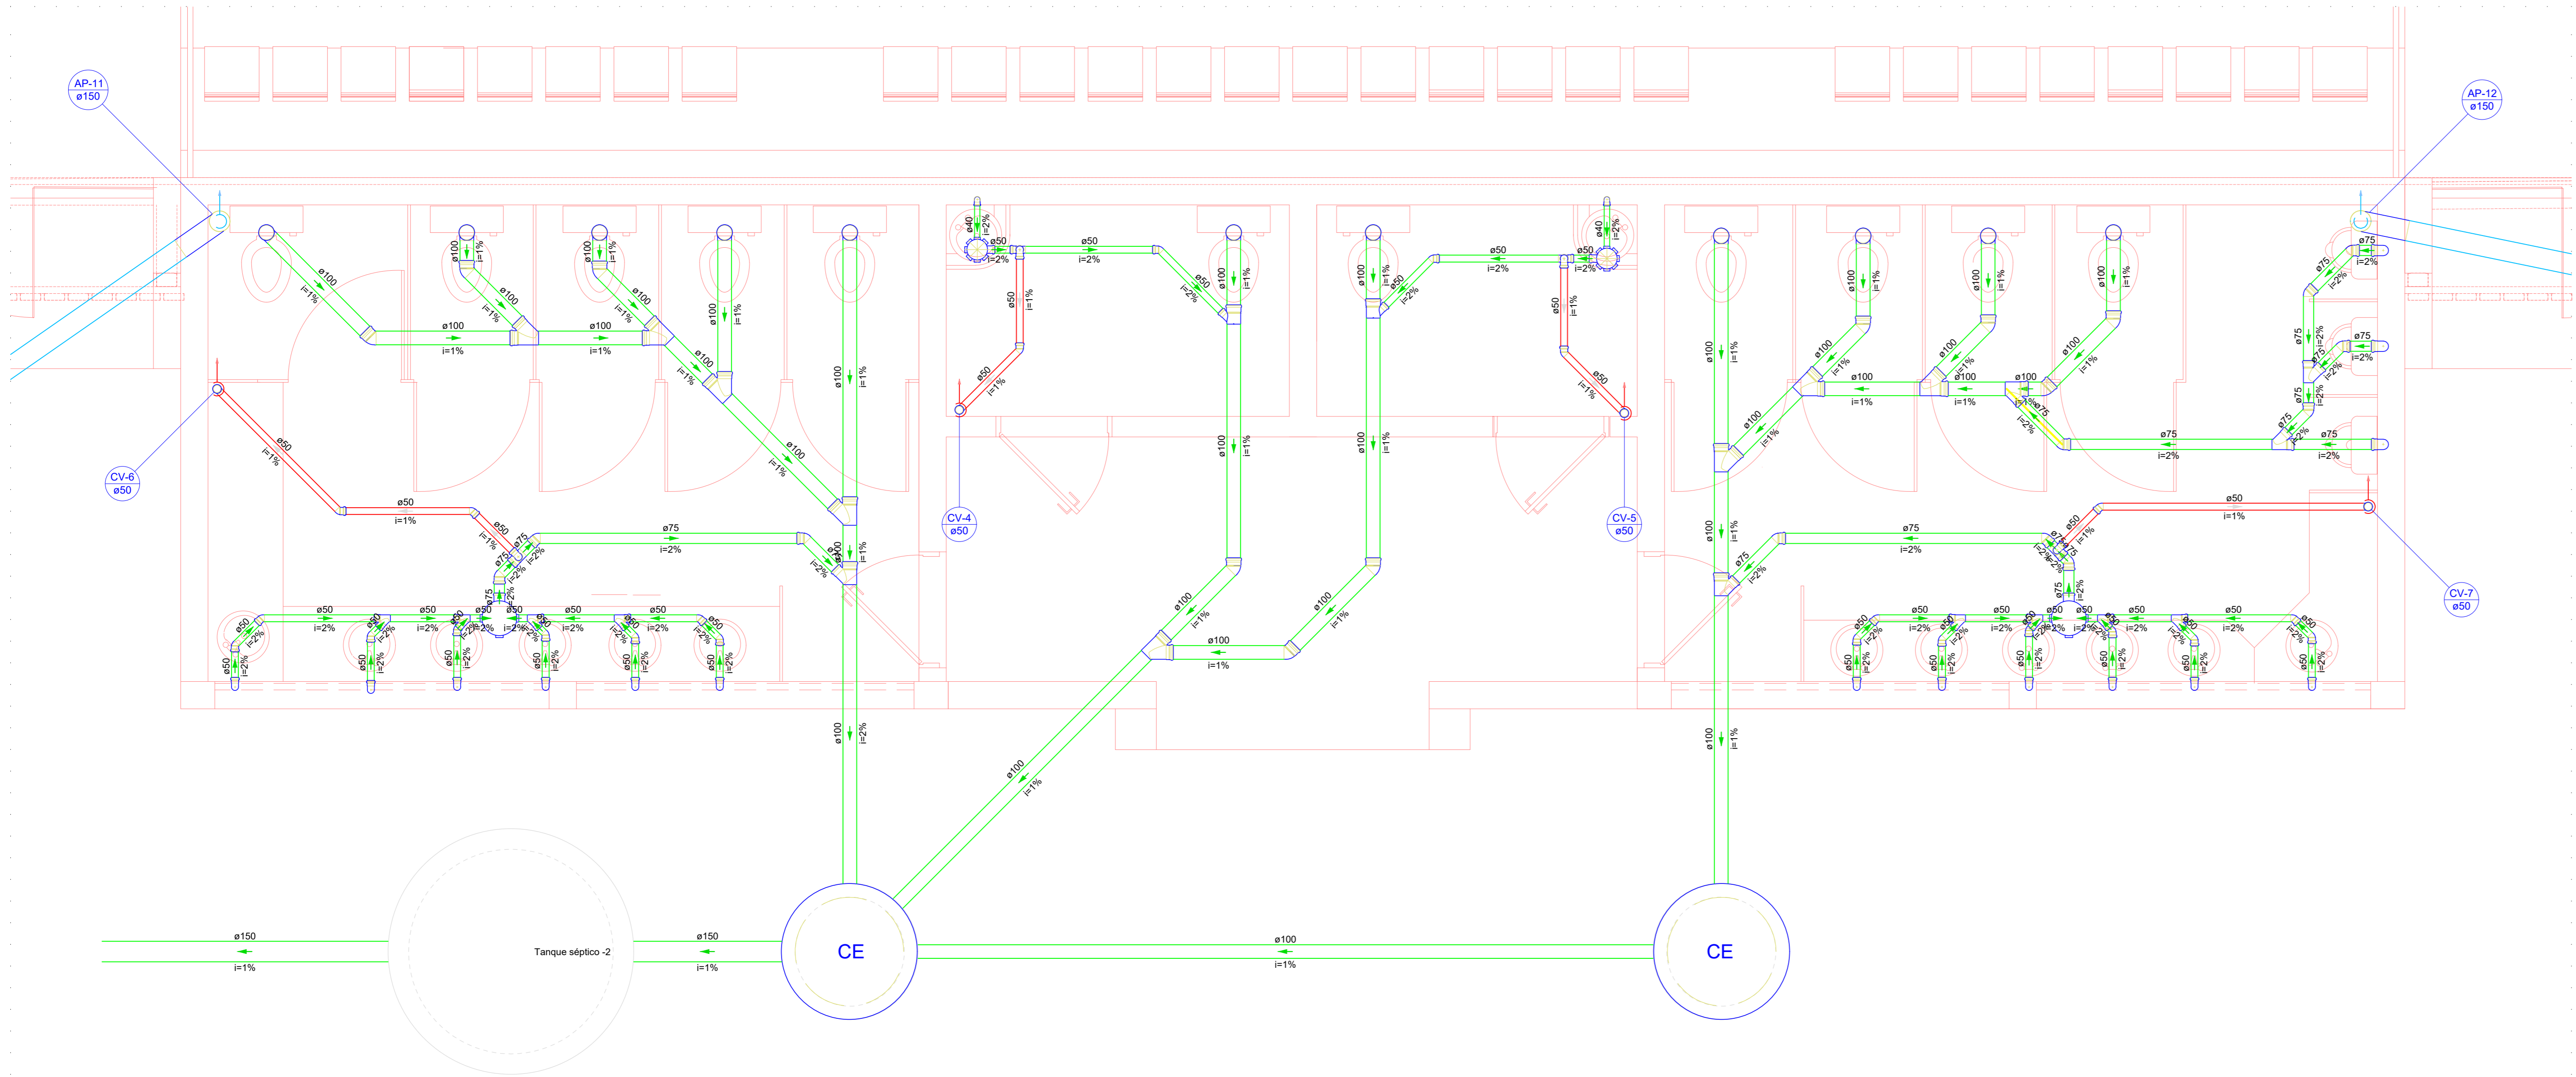

Detalhe SAN-3  
Escala 1:25

Legenda de condutas	
Esgoto	
Esgoto (Gordura)	
Pluvial	
Ventilação	

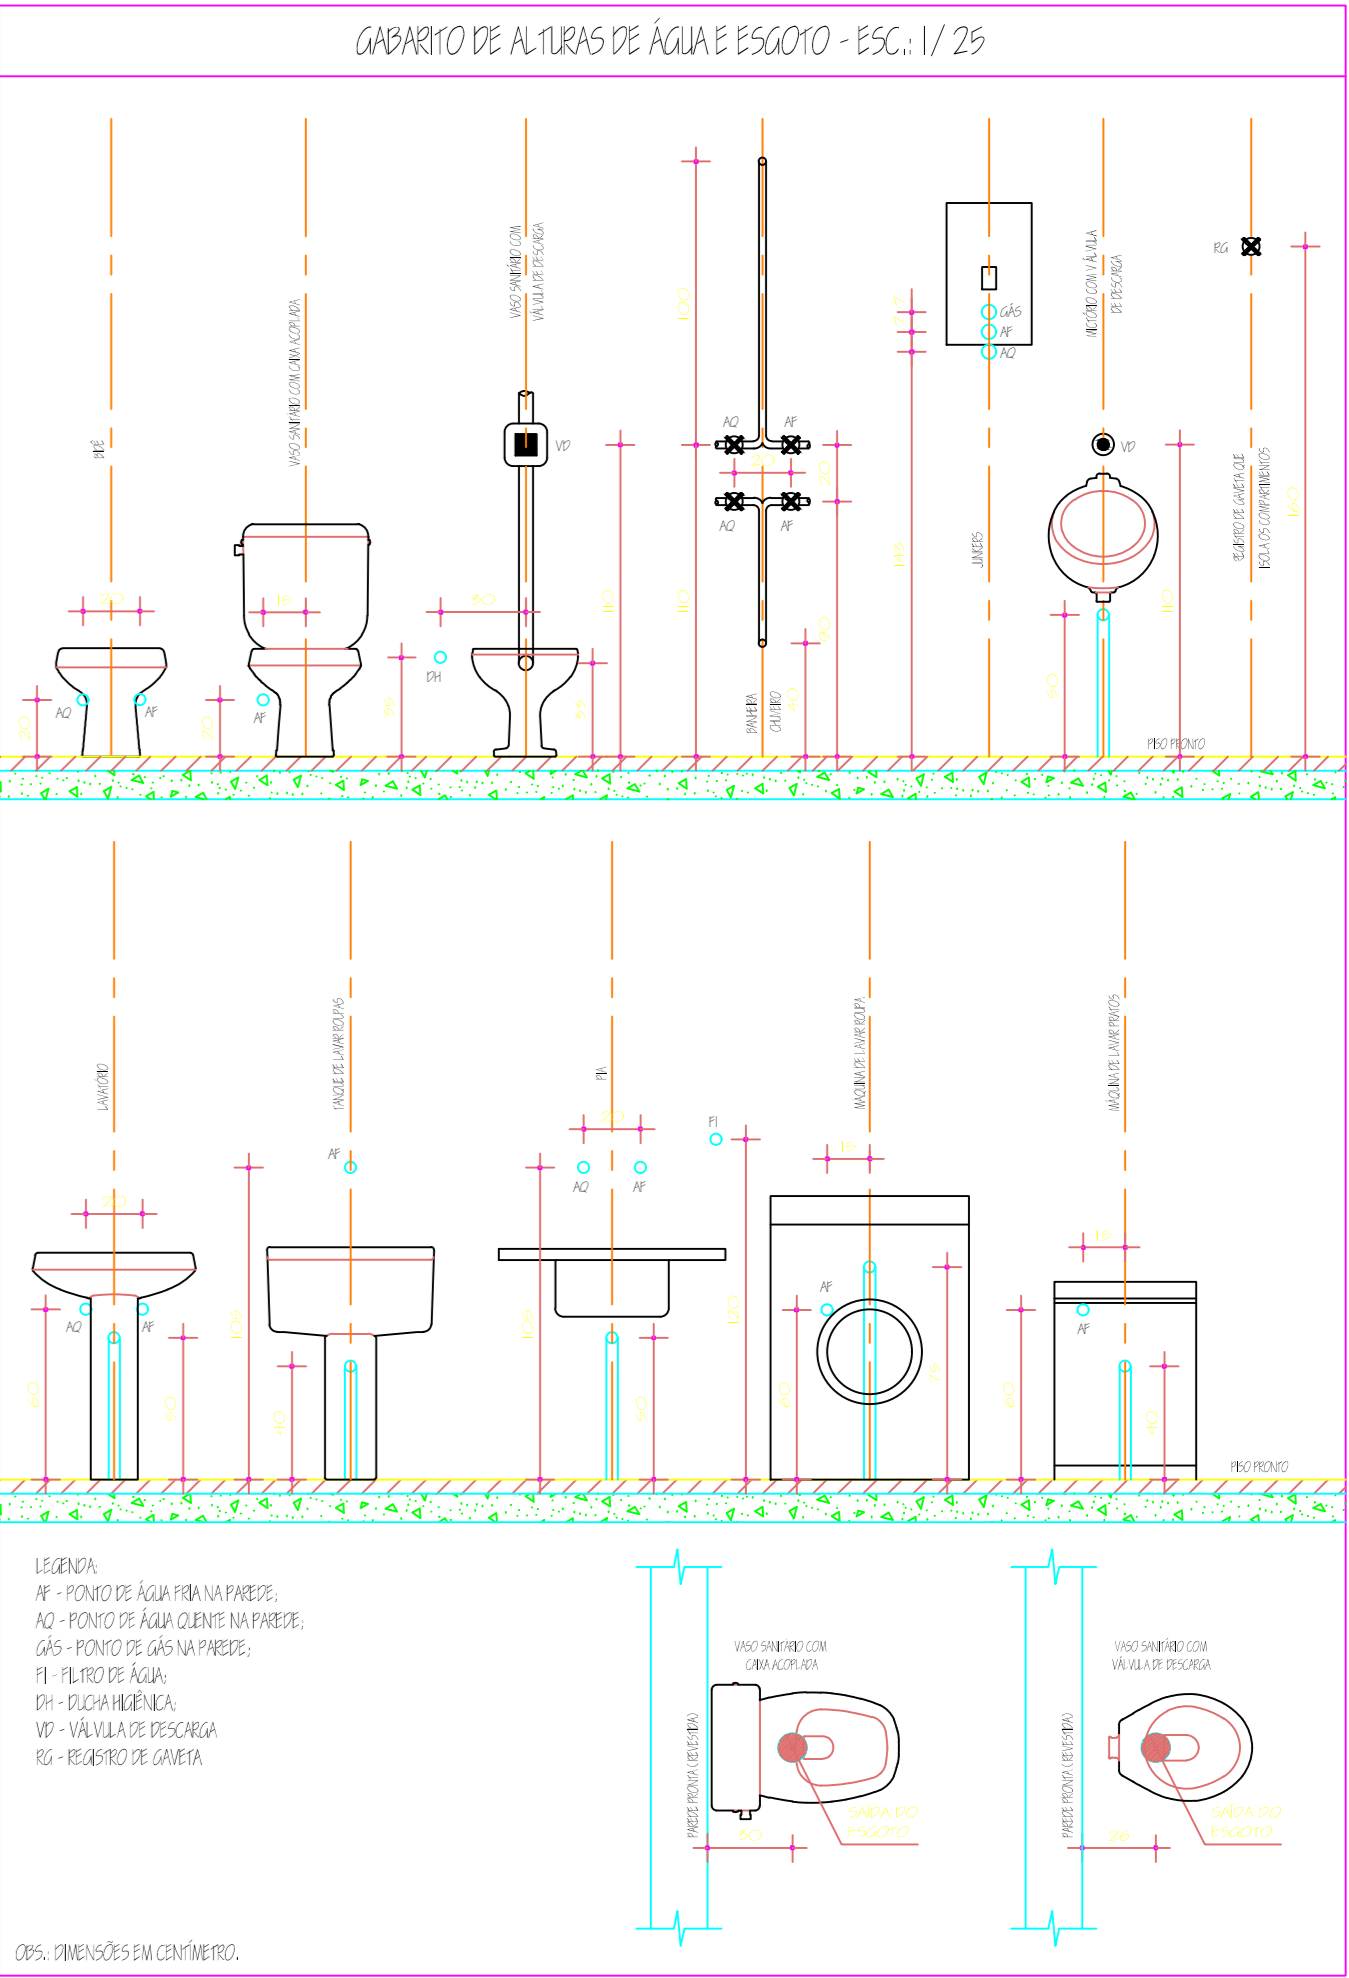

Projeto:		
PROINFRA - COPA		
Proprietário:		
UNIVERSIDADE FEDERAL DO SANTA MARIA		
Endereço:		
-		
Conjunto:		
HIDRO-SANITÁRIO		
Conteúdo:		
ARENA MULTIUSO		
PLANTA BAIXA - TERRÉO		
Responsável Técnico:		
Eng. Pedro Orlando B. A. Júnior - CREA-RS 202189		
Data:		
SETEMBRO/2024		
Prancha:		
HS 02		
Escala:		
INDICADA		