




Mezanino - Hidráulico  
Escala 1:50

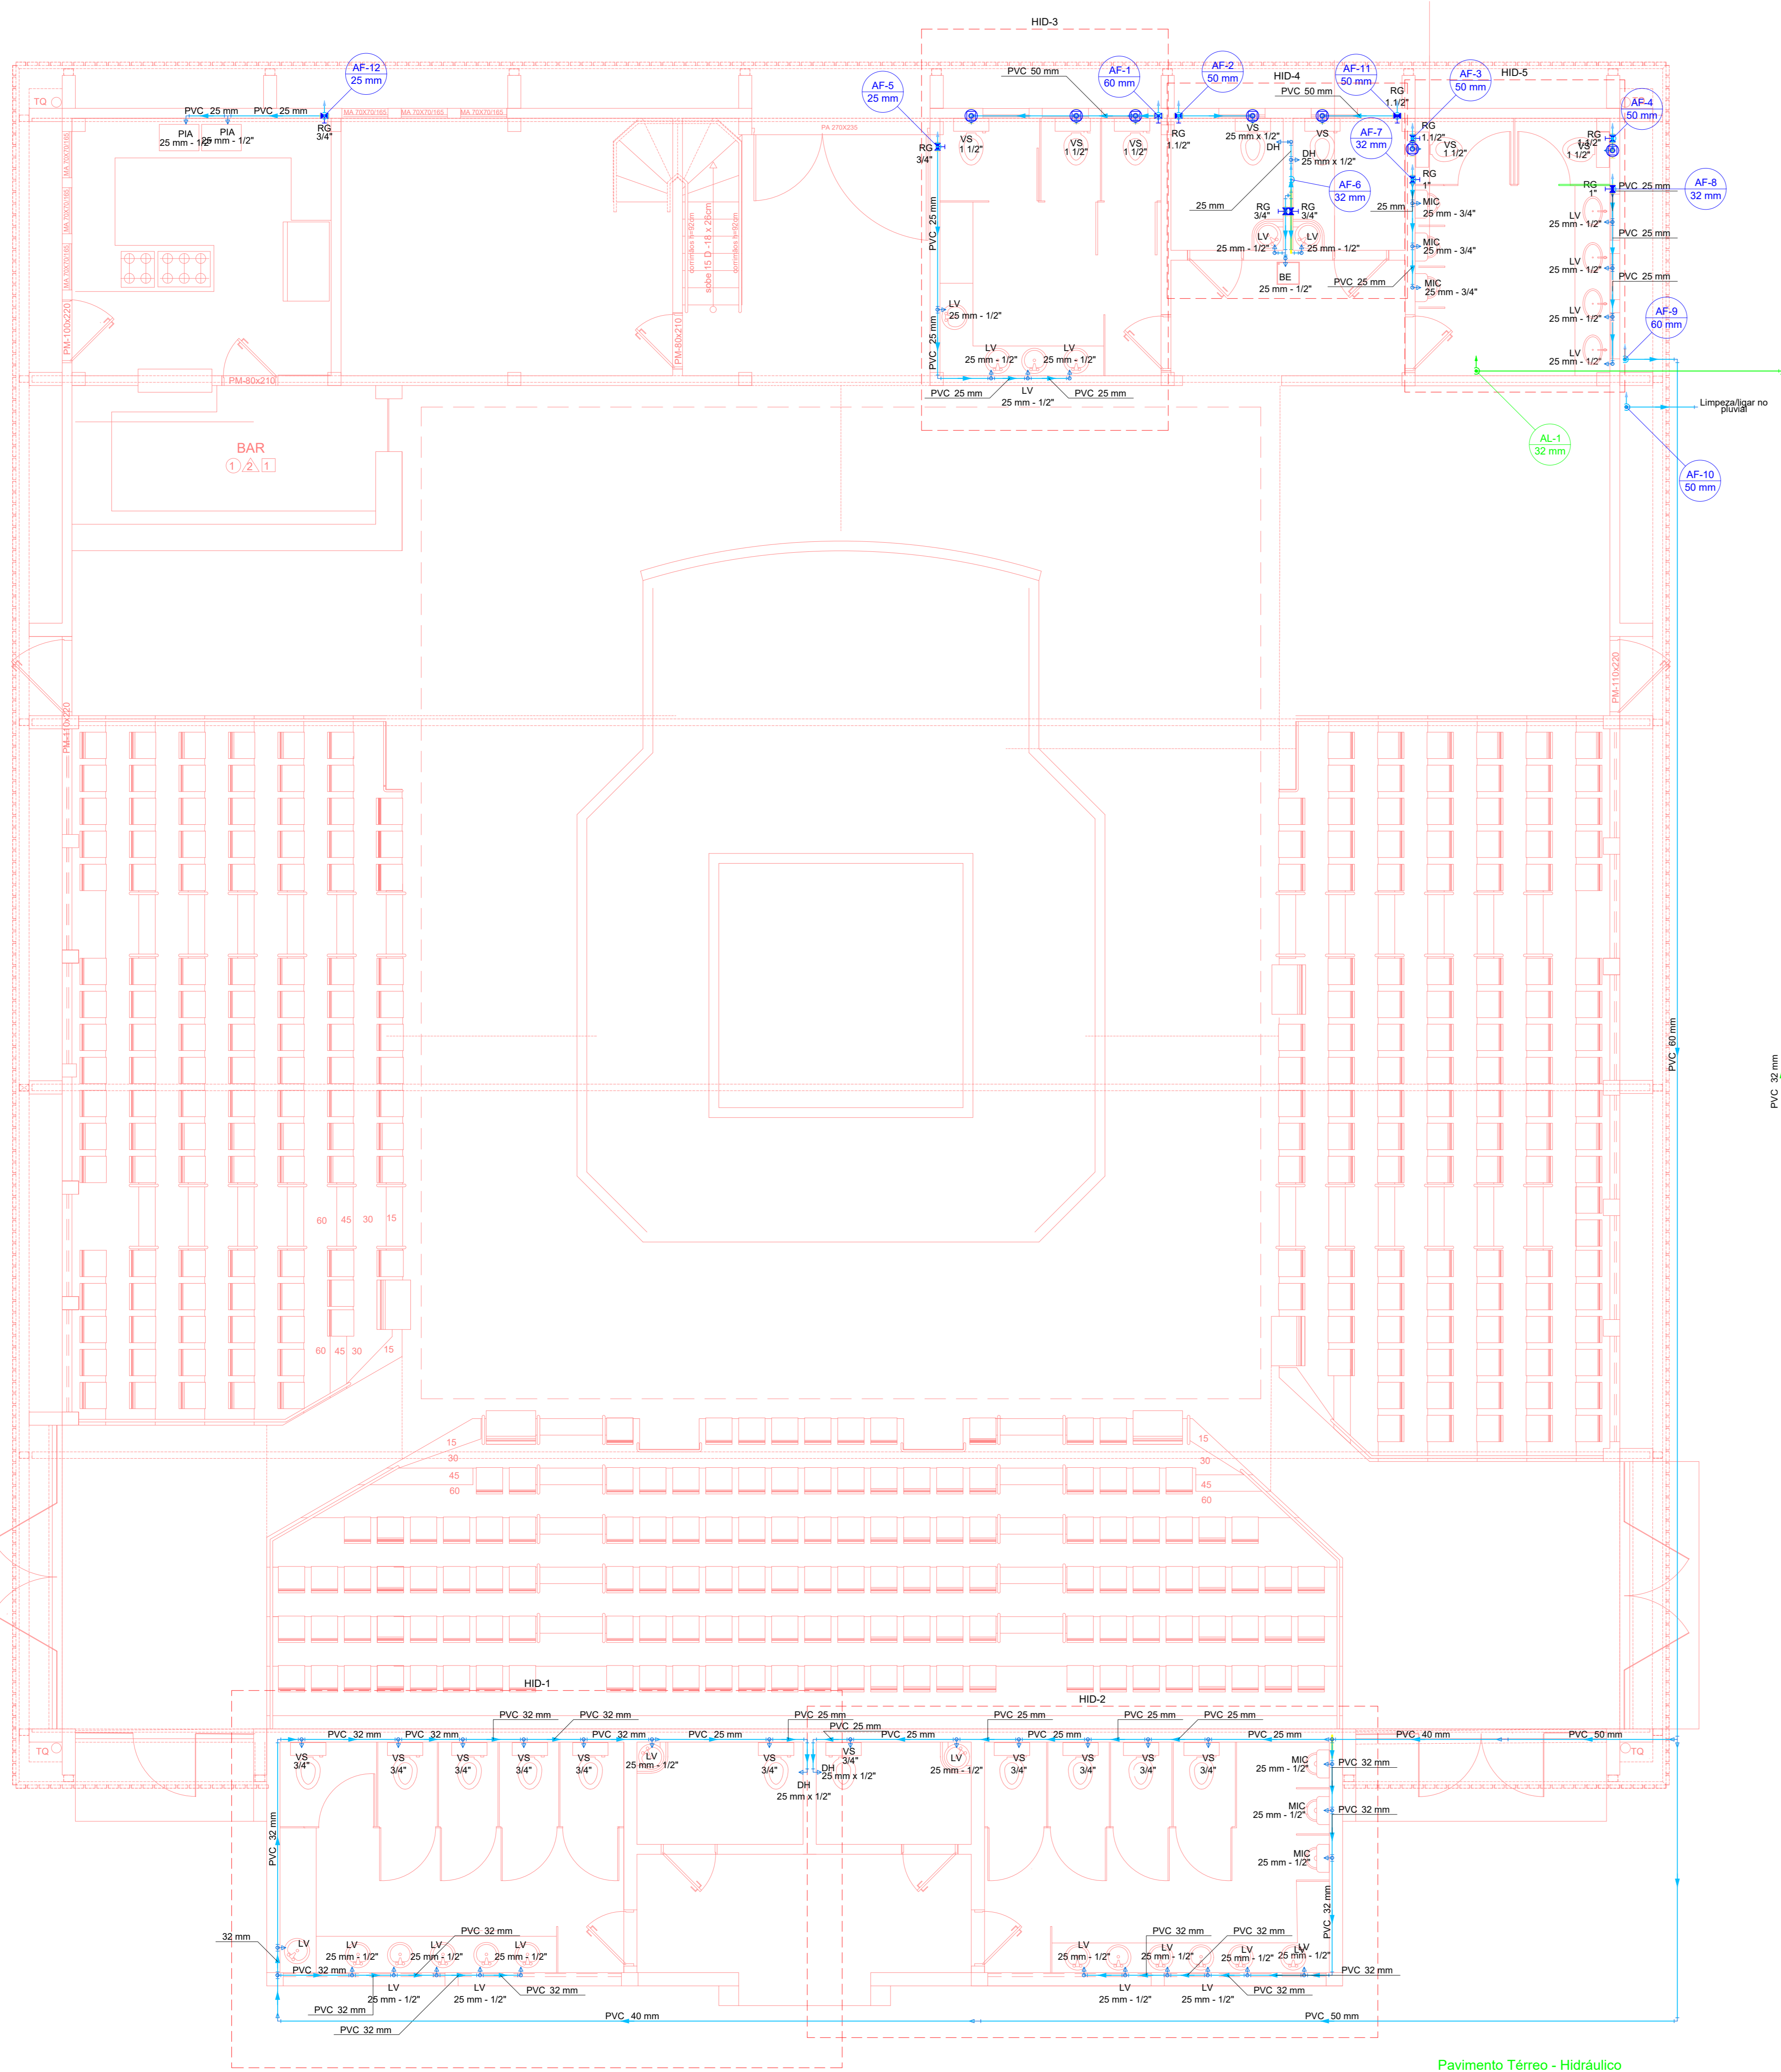


Pavimento Térreo - Hidráulico  
Escala 1:50

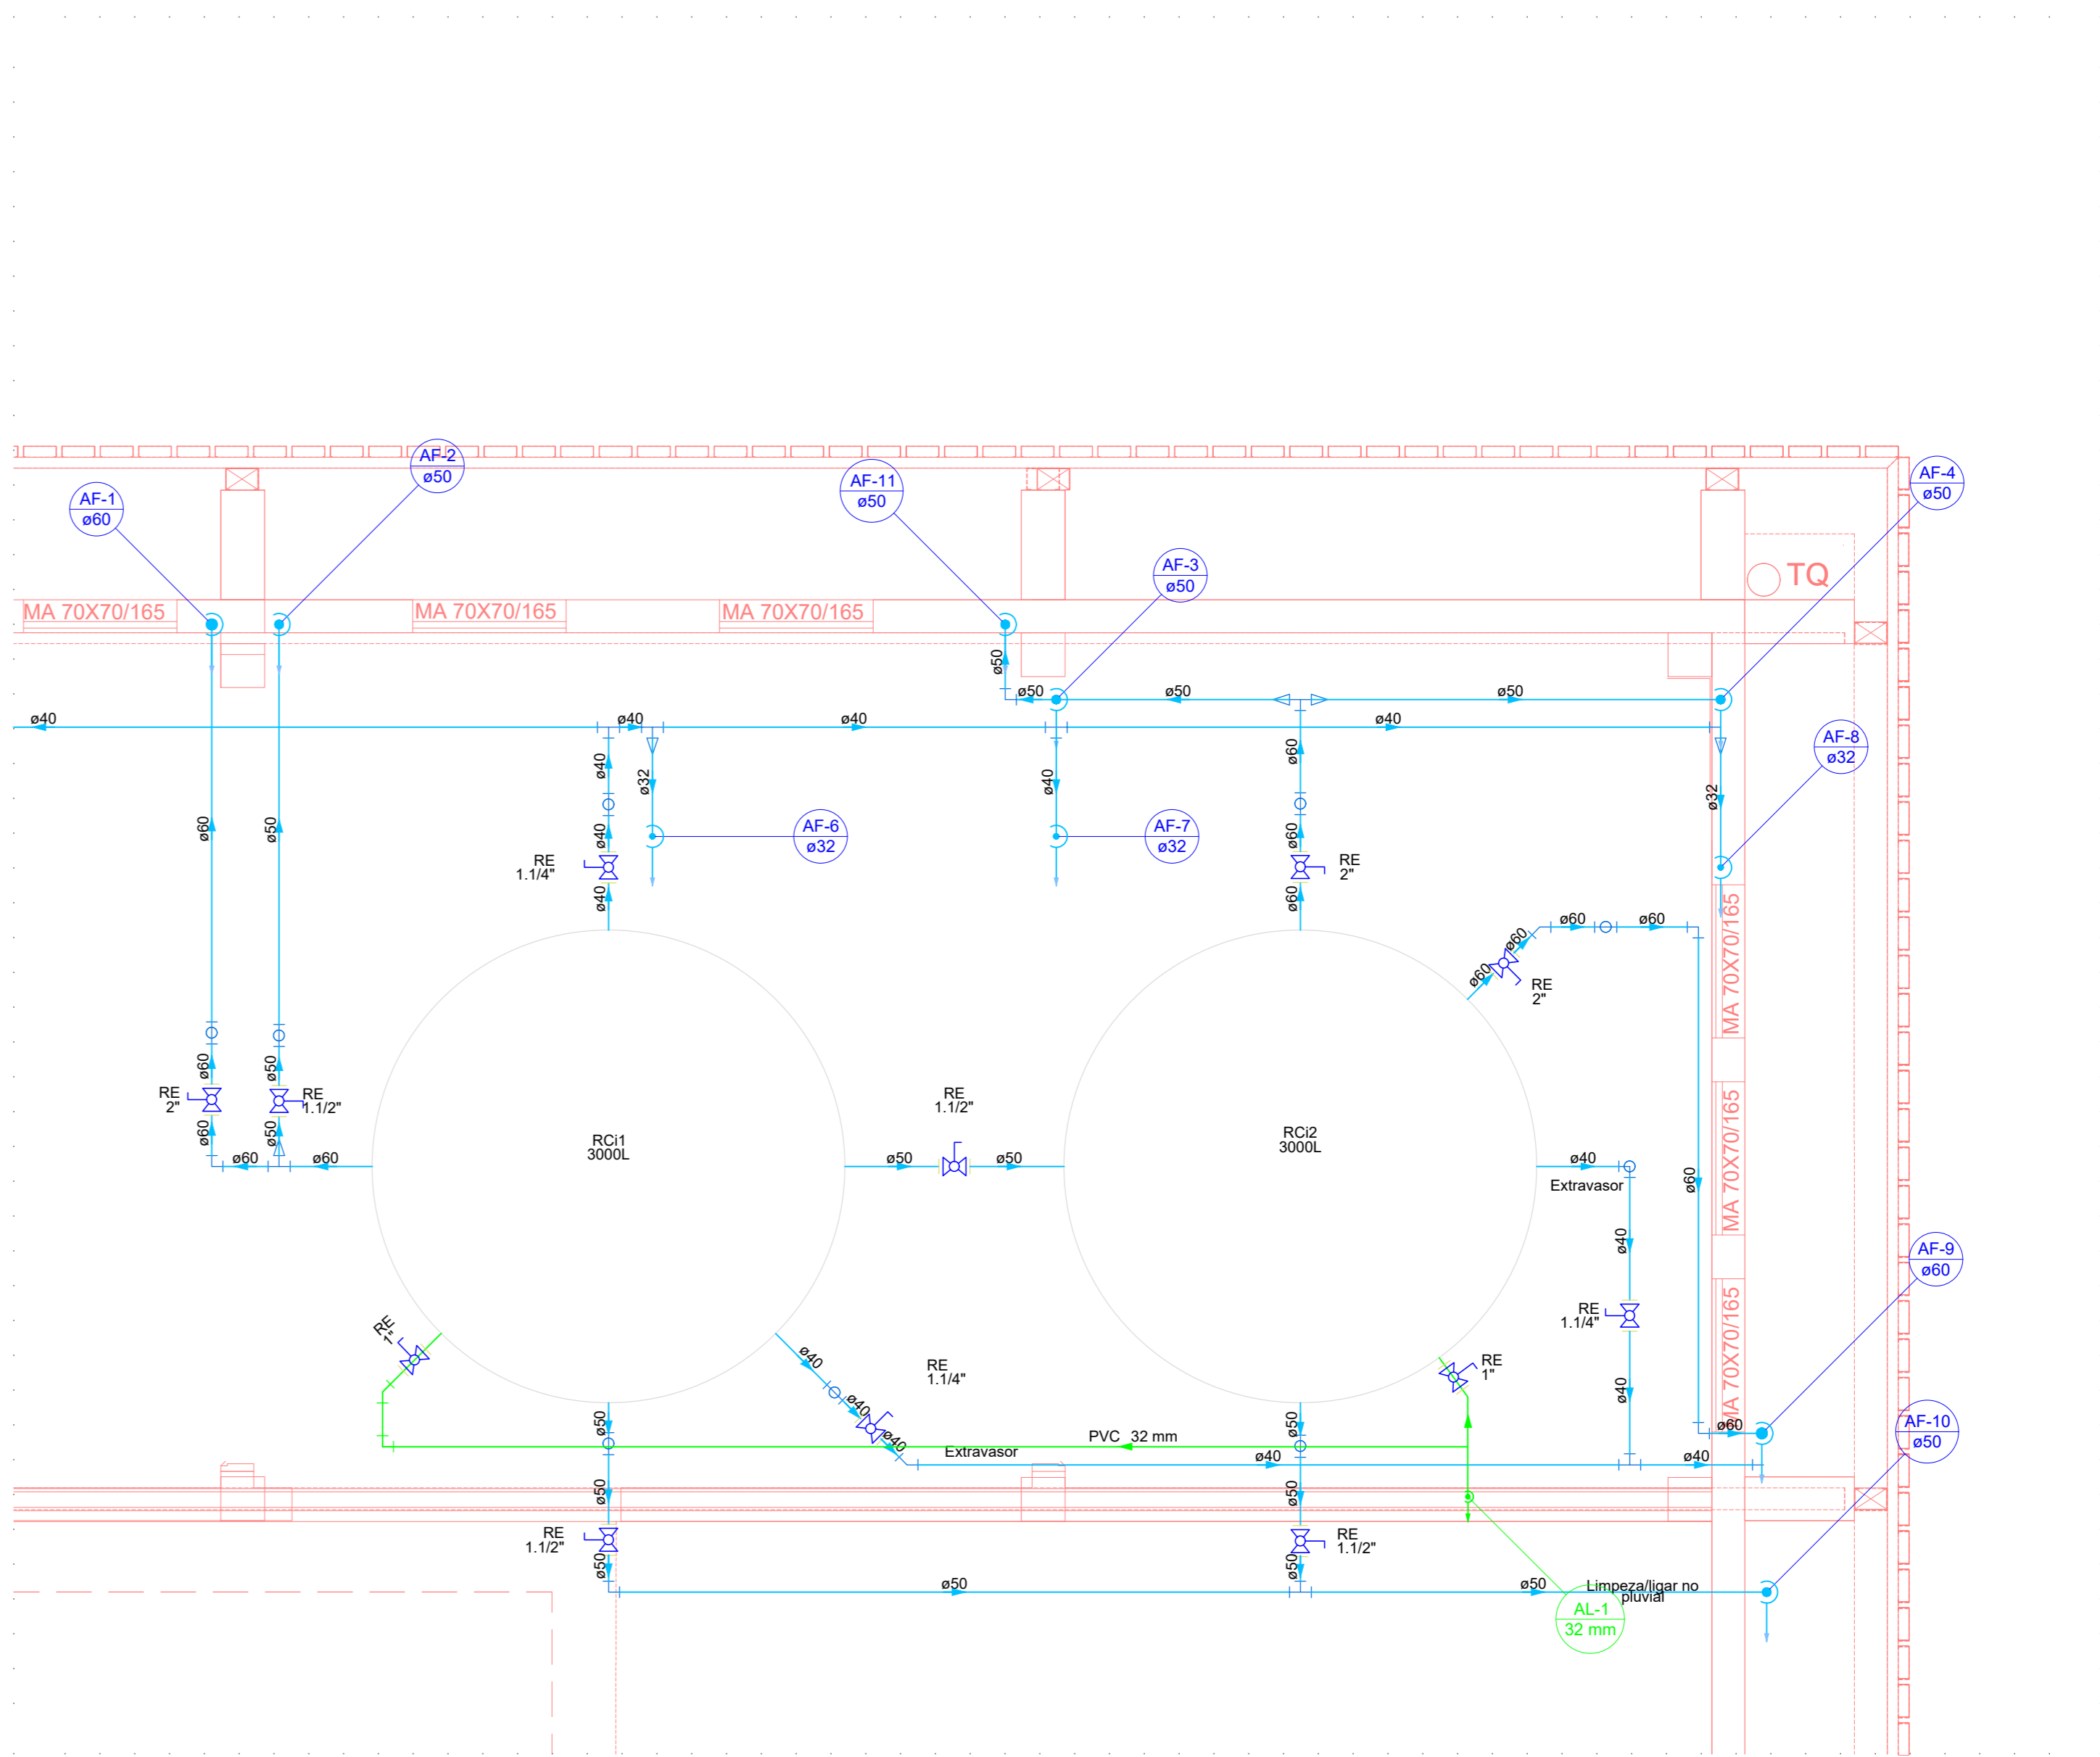

Detalhe MEZANINO HID-1  
Escala 1:25

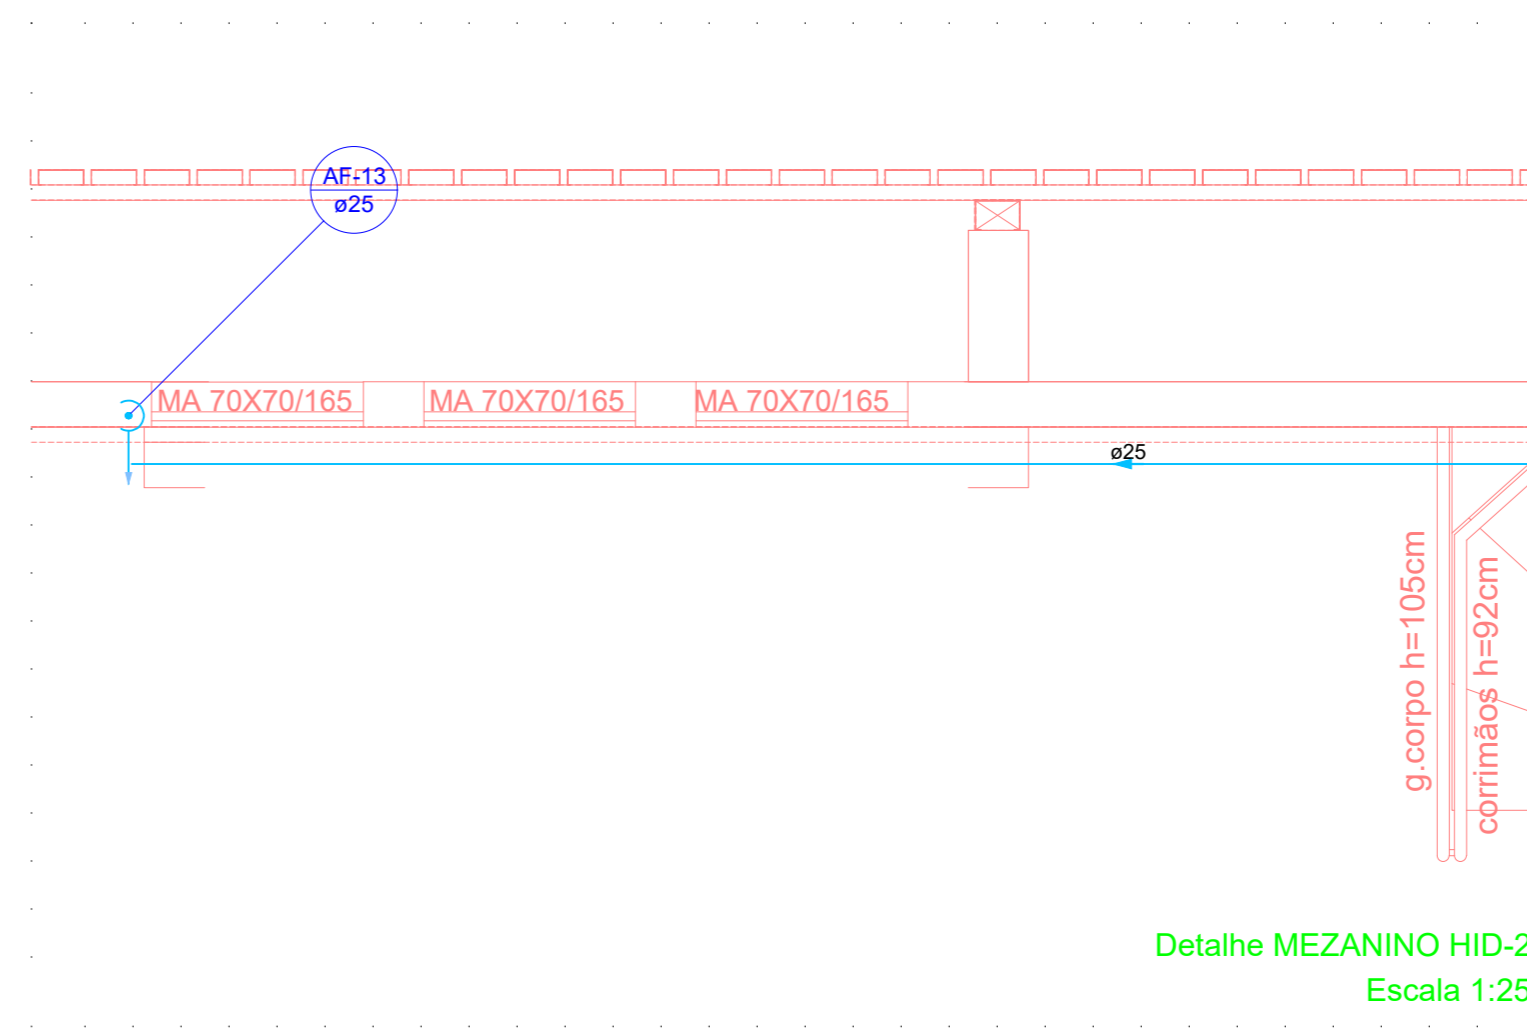

Detalhe MEZANINO HID-2  
Escala 1:25

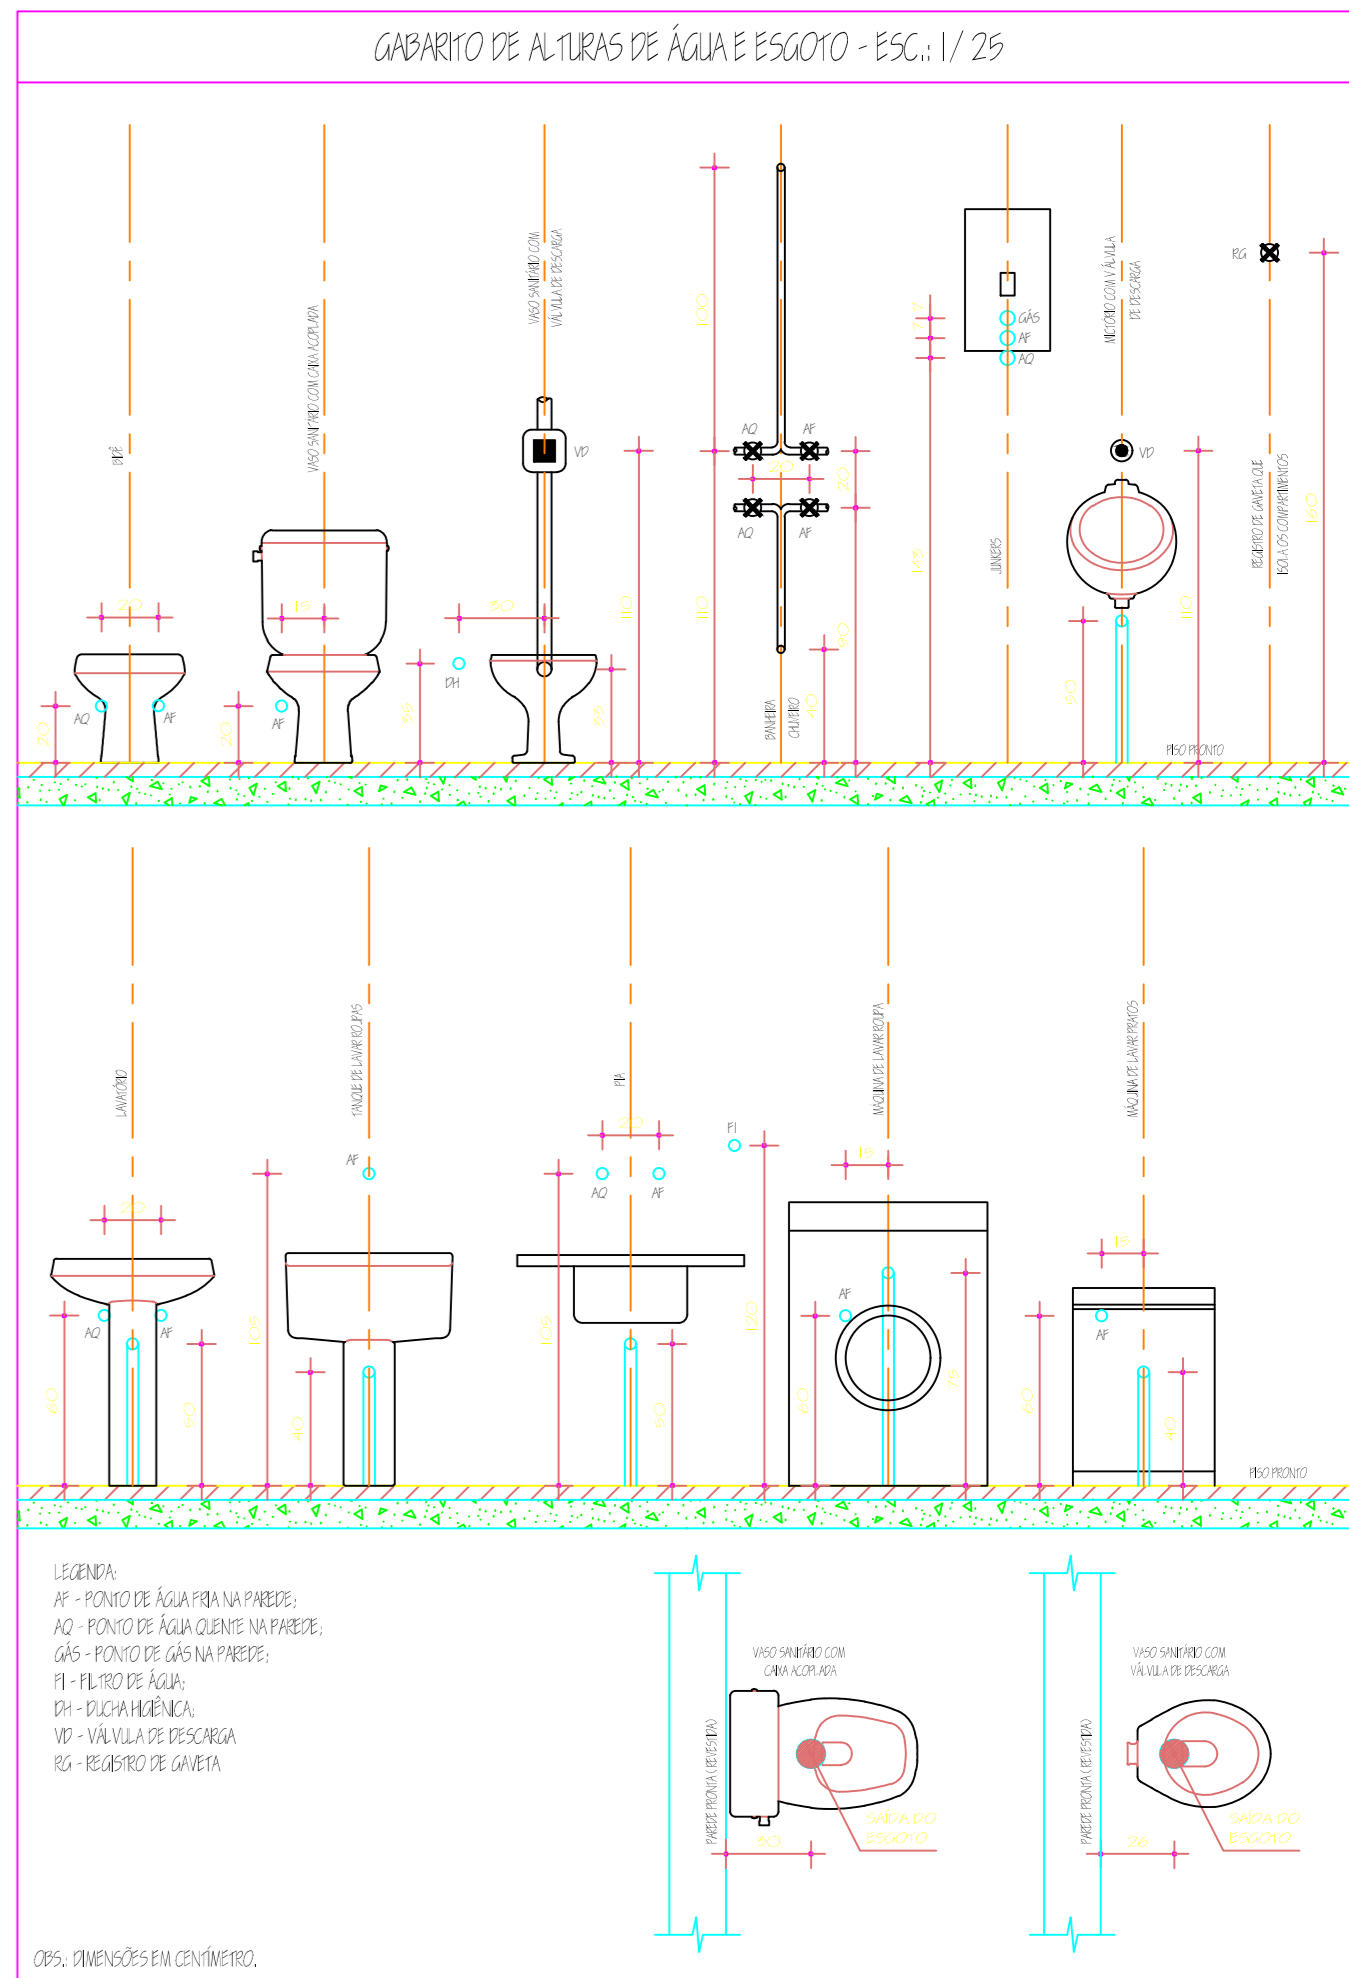

Projeto:		
PROINFRA - COPA		
Proprietário:		
UNIVERSIDADE FEDERAL DO SANTA MARIA		
Endereço:		
-		
Conjunto:		
HIDRO-SANITÁRIO		
Conteúdo:		
ARENA MULTIUSO		
PLANTA BAIXA - TERREO		
Responsável Técnico:		
Eng. Pedro Orlando B. A. Junior - CREA-RS 202189		
Data:		Prancha:
SETEMBRO/2024		HS 04
Escala:		
INDICADA		

ALIMENTAÇÃO  
DERIVAR DA REDE  
EXISTENTE

Legenda de condutas
Água fria